


# Projekt zagospodarowania terenu

Przewód tłoczny

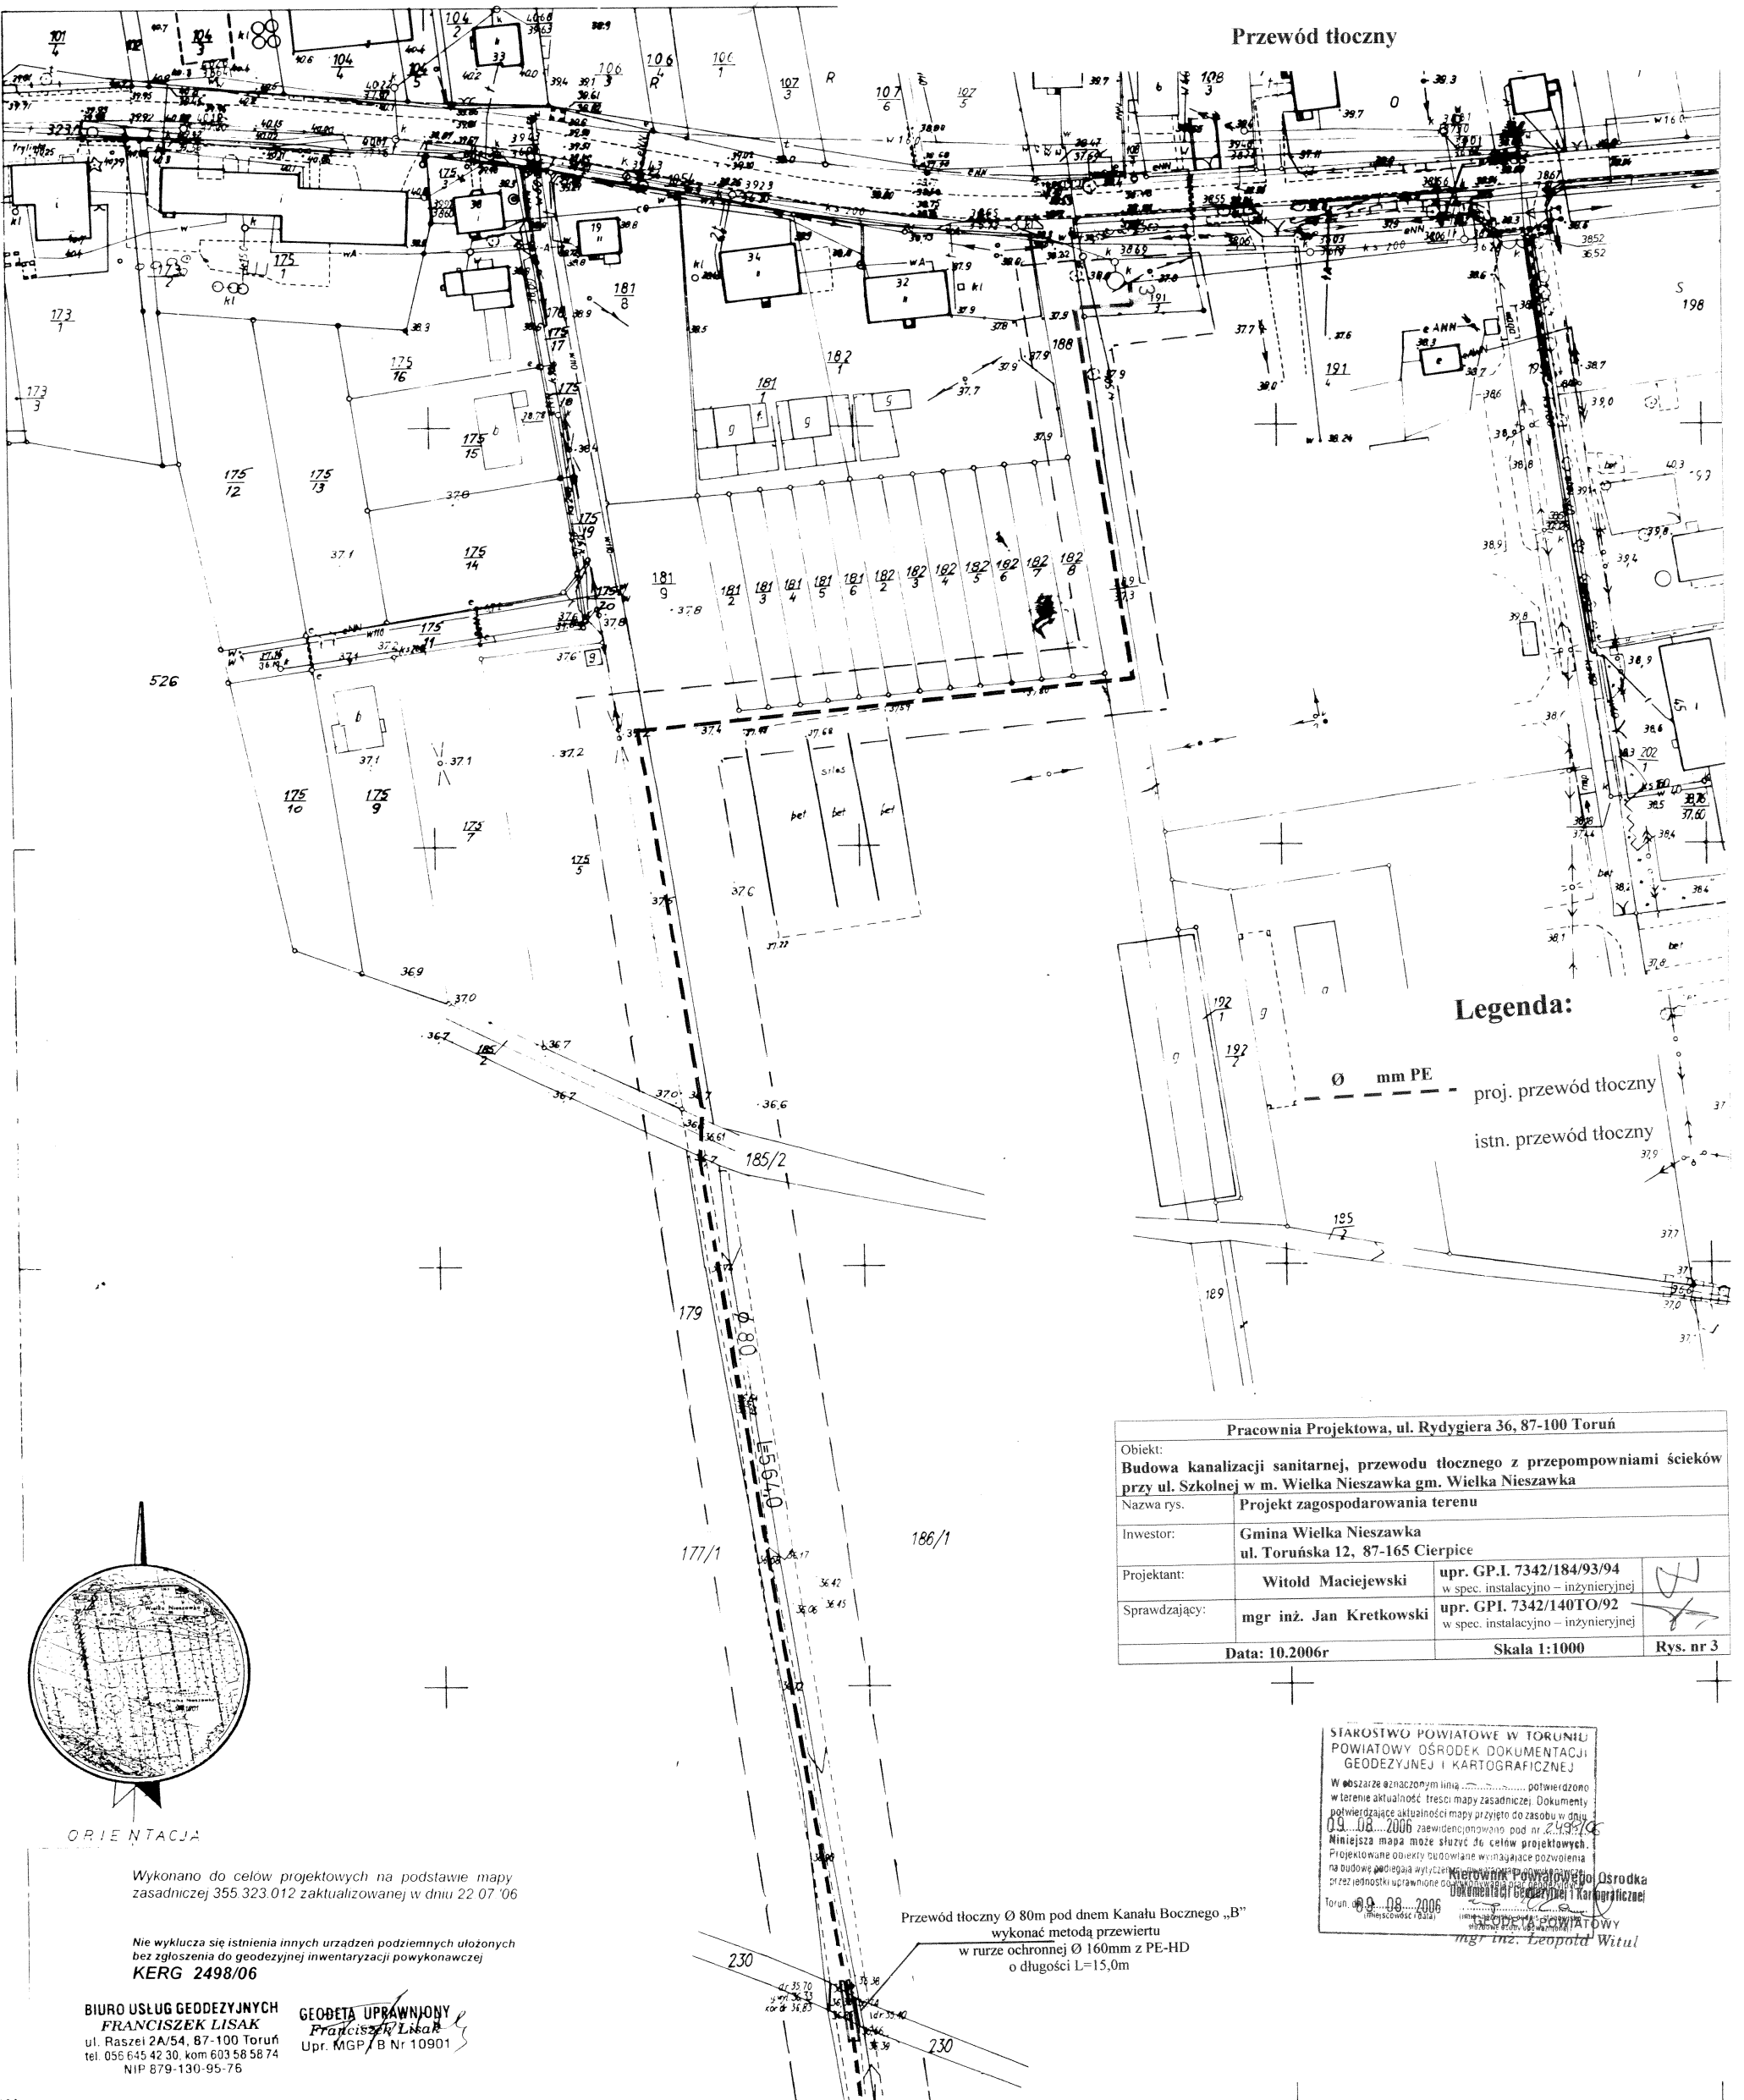

## Legenda:

- Ø mm PE - proj. przewód tłoczny
- istn. przewód tłoczny


Pracownia Projektowa, ul. Rydygiera 36, 87-100 Toruń		
Obiekt:	Budowa kanalizacji sanitarnej, przewodu tłoczego z przepompowniami ścieków przy ul. Szkolnej w m. Wielka Nieszawka gm. Wielka Nieszawka	
Nazwa rys.	Projekt zagospodarowania terenu	
Inwestor:	Gmina Wielka Nieszawka ul. Toruńska 12, 87-165 Cierpice	
Projektant:	Witold Maciejewski	upr. GP.I. 7342/184/93/94 w spec. instalacyjno - inżynierskiej
Sprawdzający:	mgr inż. Jan Kretkowski	upr. GPI. 7342/140TO/92 w spec. instalacyjno - inżynierskiej
Data:	10.2006r	Skala 1:1000 Rys. nr 3

STAROSTWO POWIATOWE W TORUNIU  
 POWIATOWY OŚRODEK DOKUMENTACJI  
 GEODEZYJNEJ I KARTOGRAFICZNEJ

W obszarze oznaczonym linią ..... potwierdzono w terenie aktualność treści mapy zasadniczej. Dokumenty potwierdzające aktualność mapy przyjęto do zasobu w dniu 09.08.2006 zaawidencjonowano pod nr 2432/06. Niniejsza mapa może służyć do celów projektowych. Projektowane obiekty budowlane wymagające pozwolenia na budowę podlegają wyłączeniu z terenu ochrony konserwacji zabytków. Toruń, 09.08.2006 (miejscowość i data)

Kierownik Powiatowego Ośrodka Dokumentacji Geodezyjnej i Kartograficznej mgr inż. Leopold Witul

Przewód tłoczny Ø 80mm pod dnem Kanalu Boczego „B”  
 wykonać metodą przewiertu  
 w rurze ochronnej Ø 160mm z PE-HD  
 o długości L=15,0m

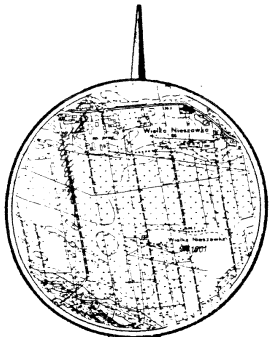

ORIENTACJA

Wykonano do celów projektowych na podstawie mapy zasadniczej 355 323.012 zaktualizowanej w dniu 22.07.06

Nie wyklucza się istnienia innych urządzeń podziemnych ułożonych bez zgłoszenia do geodezyjnej inwentaryzacji powykonawczej KERG 2498/06

BIURO USŁUG GEODEZYJNYCH  
**FRANCISZEK LISAK**  
 ul. Raszei 2A/54, 87-100 Toruń  
 tel. 055 645 42 30, kom 603 58 58 74  
 NIP 879-130-95-76

GEODETA UPRAWNIONY  
**Franciszek Lisak**  
 Upr. MGP/B Nr 10901

## MAPA ZASADNICZA

Założona w r. 1991 przez  
 OKRĘGOWE PRZEDSIĘBIORSTWO GEODEZYJNO-  
 KARTOGRAFICZNE W BYDGOSZCZY

Toruń dnia 15.07.1991r  
 Ks.rob. ZT-VII-225/91

*[Signature]*

355.323.012

1:1000

355.323/43/91