


Projekt zagospodarowania terenu


Kanalizacja sanitarna
Przewód tłoczny
Przepompownia ścieków
Wodociąg

Legenda:

- proj. przewód tłoczny
- proj. przepompownia ścieków P220
- istn. przewód tłoczny
- proj. kanalizacja sanitarna
- proj. wodociąg
- istn. wodociąg
- Ø 65mm PE

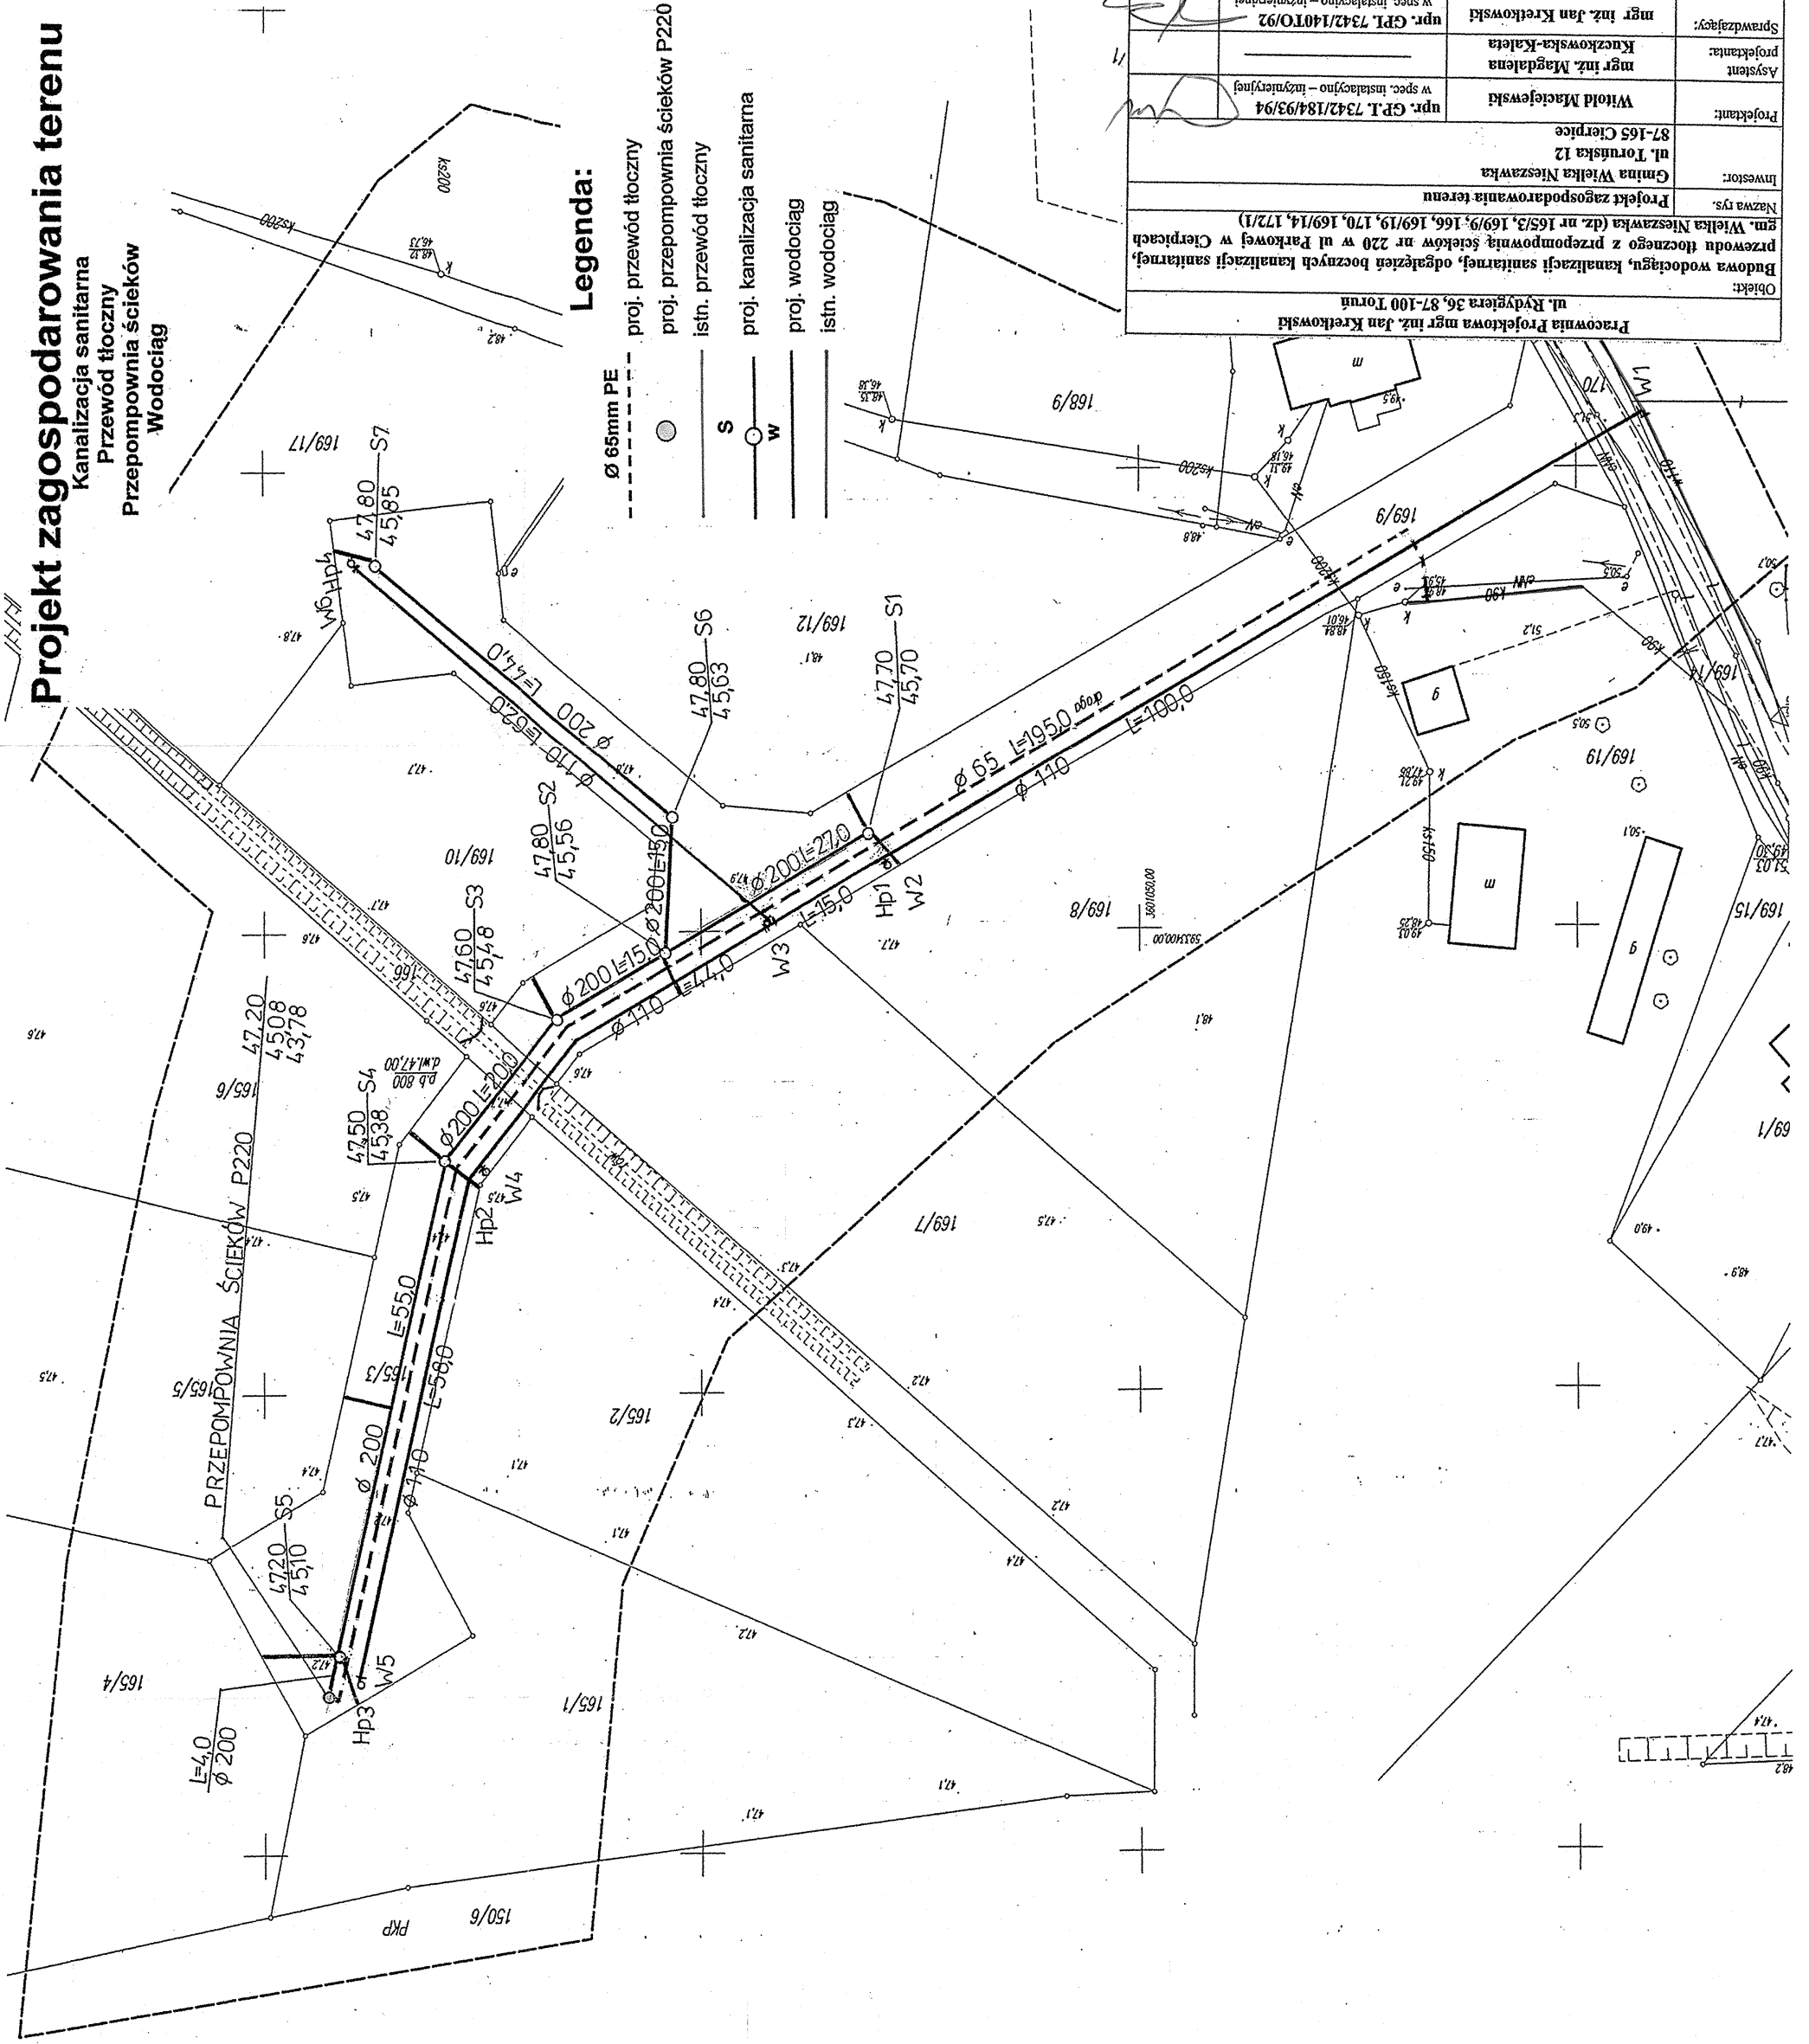

Pracownia Projektowa mgr inż. Jan Kretkowski ul. Rydygiera 36, 87-100 Toruń	
Objekt:	Budowa wodociągu, kanalizacji sanitarnej, oddzielenie bocznych kanalizacji sanitarnej, przewodu tłoczego z przepompownią ścieków nr 220 w ul. Parkowej w Cierpicach, gm. Wielka Nieszawka (dz. nr 165/3, 169/9, 166, 169/19, 170, 169/14, 172/1)
Nazwa ys.	Projekt zagospodarowania terenu
Investor:	Gmina Wielka Nieszawka ul. Toruńska 12 87-165 Cierpice
Projektant:	Witold Maciejewski npr. G.P.L. 7342/184/93/94 w spec. instalacyjno - inżynierijnej
Asystent:	mgr inż. Magdalena Kuczkowska-Kaleta
Projektanta:	mgr inż. Jan Kretkowski npr. G.P.L. 7342/140T/92 w spec. instalacyjno - inżynierijnej
Sprawdzający:	mgr inż. Jan Kretkowski
Data: 02.2008r	Skala 1:500 Rys. nr 1

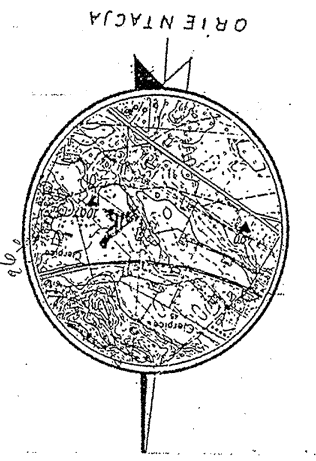

**BIURO USŁUG GEODEZYJNYCH
FRANCISZEK LISAK**
ul. Raszei 2A/54, 87-100 Toruń
tel. 056 645 42 30, kom. 603 58 58 74
NIP 879-130-95-76
Skala : 1:500

Wykonano do celów projektowych na podstawie mapy zasadniczej nr 355.323.064 zaktualizowanej dn 31.07.2008.

CIERPICE, gm. Wielka Nieszawka
powiat torunski
działka nr 165/3, 169/9

GEOD. OPRAWNIONY
Upr. MGP/B.Nr 10901
KERG 184/2008

Nie wykonano się istnienia innych urządzeń podziemnych ułożonych bez zgłoszenia do geodezji inwentaryzacji powykonawczej.

STAROSTWO POWIATOWE W TORUNIU
GEODEZYJNEJ I KARTOGRAFICZNEJ
W obszarze oznaczonym linią... potwierdzono w formie aktu inchoacji. Treść mapy zasadniczej, Dokumenty w sprawie... zaktualizowano pod nr... 184/08
Mapa sytuacyjno - wysokościowa...
Materiał... może służyć do celów projektowych.
Projektowane... nie są...
Nie wykonano się istnienia innych urządzeń podziemnych ułożonych bez zgłoszenia do geodezji inwentaryzacji powykonawczej.

Termin: dn. 06.11.2008
Inwentaryzacja...
npr. G.P.L. 10896