


Projekt zagospodarowania terenu

Kanalizacja sanitarna
Przewód tłoczny
Przepomownie ścieków P212, P218

- Legenda:**
- S — proj. kanalizacja sanitarna
 - istn. przewód tłoczny
 - proj. przewód tłoczny
 - proj. przepomownie ścieków P212, P218

Cel: wykonanie projektu zagospodarowania terenu, przyłącza i kanalizacji sanitarnej do budynku mieszkalnego przy ul. Rytygiera 36, 87-100 Toruń Nazwa: Projekt zagospodarowania terenu	Inwestor: Gmina Wielka Nieszawka ul. Rytygiera 36, 87-100 Toruń
Projektant: mgr inż. Witold Machulski mgr inż. Jan Kretkowski	Nr projektu: GP.1.742/184/04/04 Data: 03.2007
Skala: 1:500 Data: 03.2007	Nazwa: Projekt zagospodarowania terenu

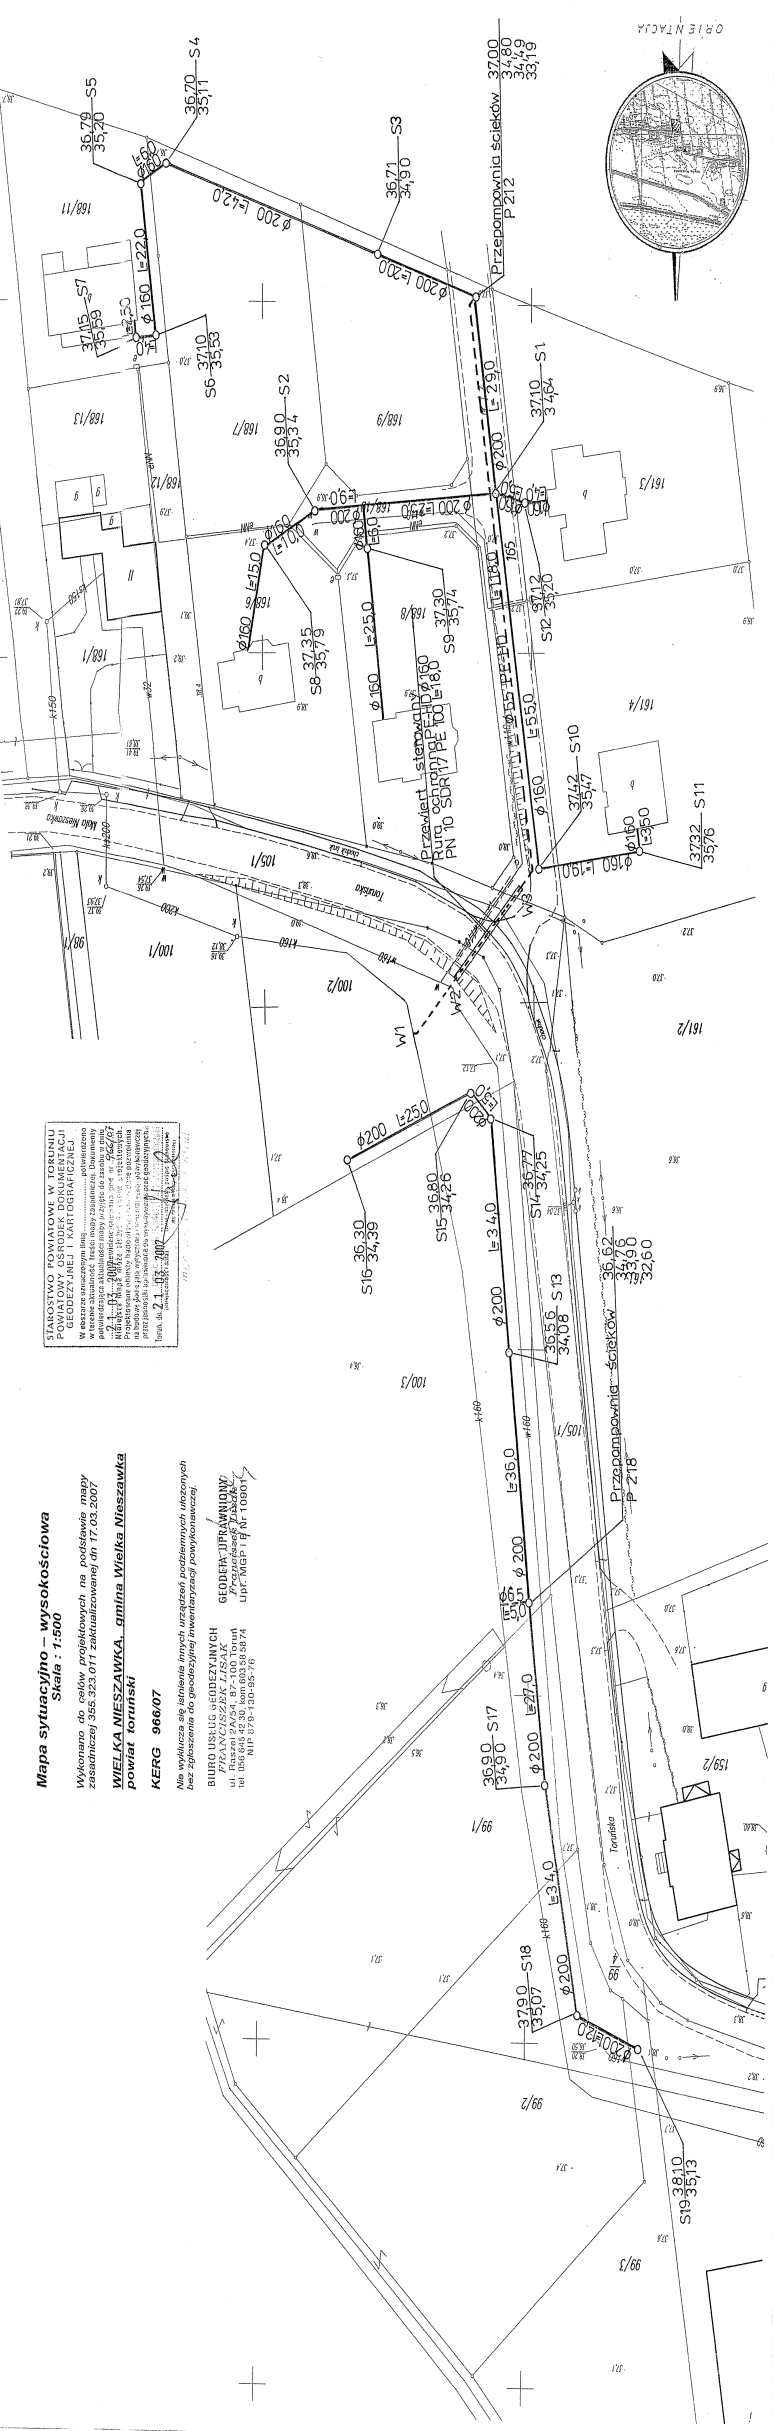

STANOWISKO POMIAROWE W TORUNIU
GEODEZYJNE I KARTOGRAFICZNE
ul. Rytygiera 36, 87-100 Toruń
tel. 056 610 42 35, kom. 056 610 38 74
fax. 056 610 42 36, e-mail: biuro@stn.torun.pl
www.stn.torun.pl

Mapa sytuacyjno-wysokościowa
Skala: 1:500
Wzrost: 40 cm, ciężar: 400 g, rozmiar: 420 x 297 mm
WIELKA NIESZAWKA, gmina Wielka Nieszawka
Powiat torunski
KERAG 966/07
Mapa wykonana na podstawie danych geodezyjnych i inżynierskich
Artykuł 17, paragraf 1, pkt 1, Rozporządzenie Ministra Infrastruktury z dnia 12.04.2002 r.

BIURO INŻYNIERSTWA
PRACOWNIKI
ul. Rytygiera 36, 87-100 Toruń
tel. 056 610 42 35, kom. 056 610 38 74
fax. 056 610 42 36, e-mail: biuro@stn.torun.pl
www.stn.torun.pl

GODERAK JIPRAWNIOWY
PRACOWNIKI
ul. Rytygiera 36, 87-100 Toruń
tel. 056 610 42 35, kom. 056 610 38 74
fax. 056 610 42 36, e-mail: biuro@stn.torun.pl
www.stn.torun.pl