


INWESTYCJA: Rozbudowa Szkoły Podstawowej w Małej Nieszawce przy ul. Toruńskiej	
INWESTOR: Gmina Wielka Nieszawka ul. Toruńska 12, 87-185 Cierpca tel. (056) 678 10 93; tel./fax (056) 678 12 12 wloksiez@wielkianieszawka.lp.pl	
JEDNOSTKA PROJEKTOWA: TERMOPROJEKT Sp. z o.o. ul. Jankiego 20B, 80-542 Poznań, tel. +48 61 843 28 01; fax +48 61 843 28 03 e-mail: biuro@termoprojekt.com.pl	
PROJEKTANT:	mgr inż. arch. Janusz Kowczyk
OPRACOWAŁ:	mgr inż. Adam Dziński
OPRACOWAŁ:	mgr inż. Przemysław Matuszewski
SPRAWDZIŁY:	
PROJEKT:	Projekt wykonawczy rozbudowy obrotu wodociągowej, kanalizacyjnej i energetycznej, studzienki do przełożenia sieci telefonicznej i studzienki do przełożenia sieci energetycznej
STADIUM:	PROJEKT WYKONAWCZY
BRANŻA:	Budowlana
TYTUŁ RYSUNKU:	Plan zagospodarowania terenu
NR PROJEKTU:	33/PW/B/2009
DATA:	05.2009 r.
SKALA:	1:500
NR RYSUNKU:	1

**SYTUACYJNO – WYSOKOŚCIOWA**  
do celów projektowych ) SKALA 1 : 500  
**NIESZAWKA dz. 247/1CZ, 247/3-5**  
**ka Nieszawka**

zasadniczej nr 355.323.033 i. 081  
ana w zakresie pomiaru w dniu 6.02.2009 r.  
0/0/

GEODETA L. AWRIANOWICZ  
inż. Zbigniew Filipiński  
TORUŃ, ul. W 6 "B" m.14  
tel. (056) 65-29-20; im. 603-256-089  
Świadectwo uprawnień zawodowych nr 112

Biuro Usług Geodezyjnych  
Nieruchomości "WALOR"  
Refiński Zbigniew  
7-100 Toruń, ul. Wąska 6 B/14  
56-65 29 203, kom. 603 256 089  
N 870544864 NIP 956-109-53-85

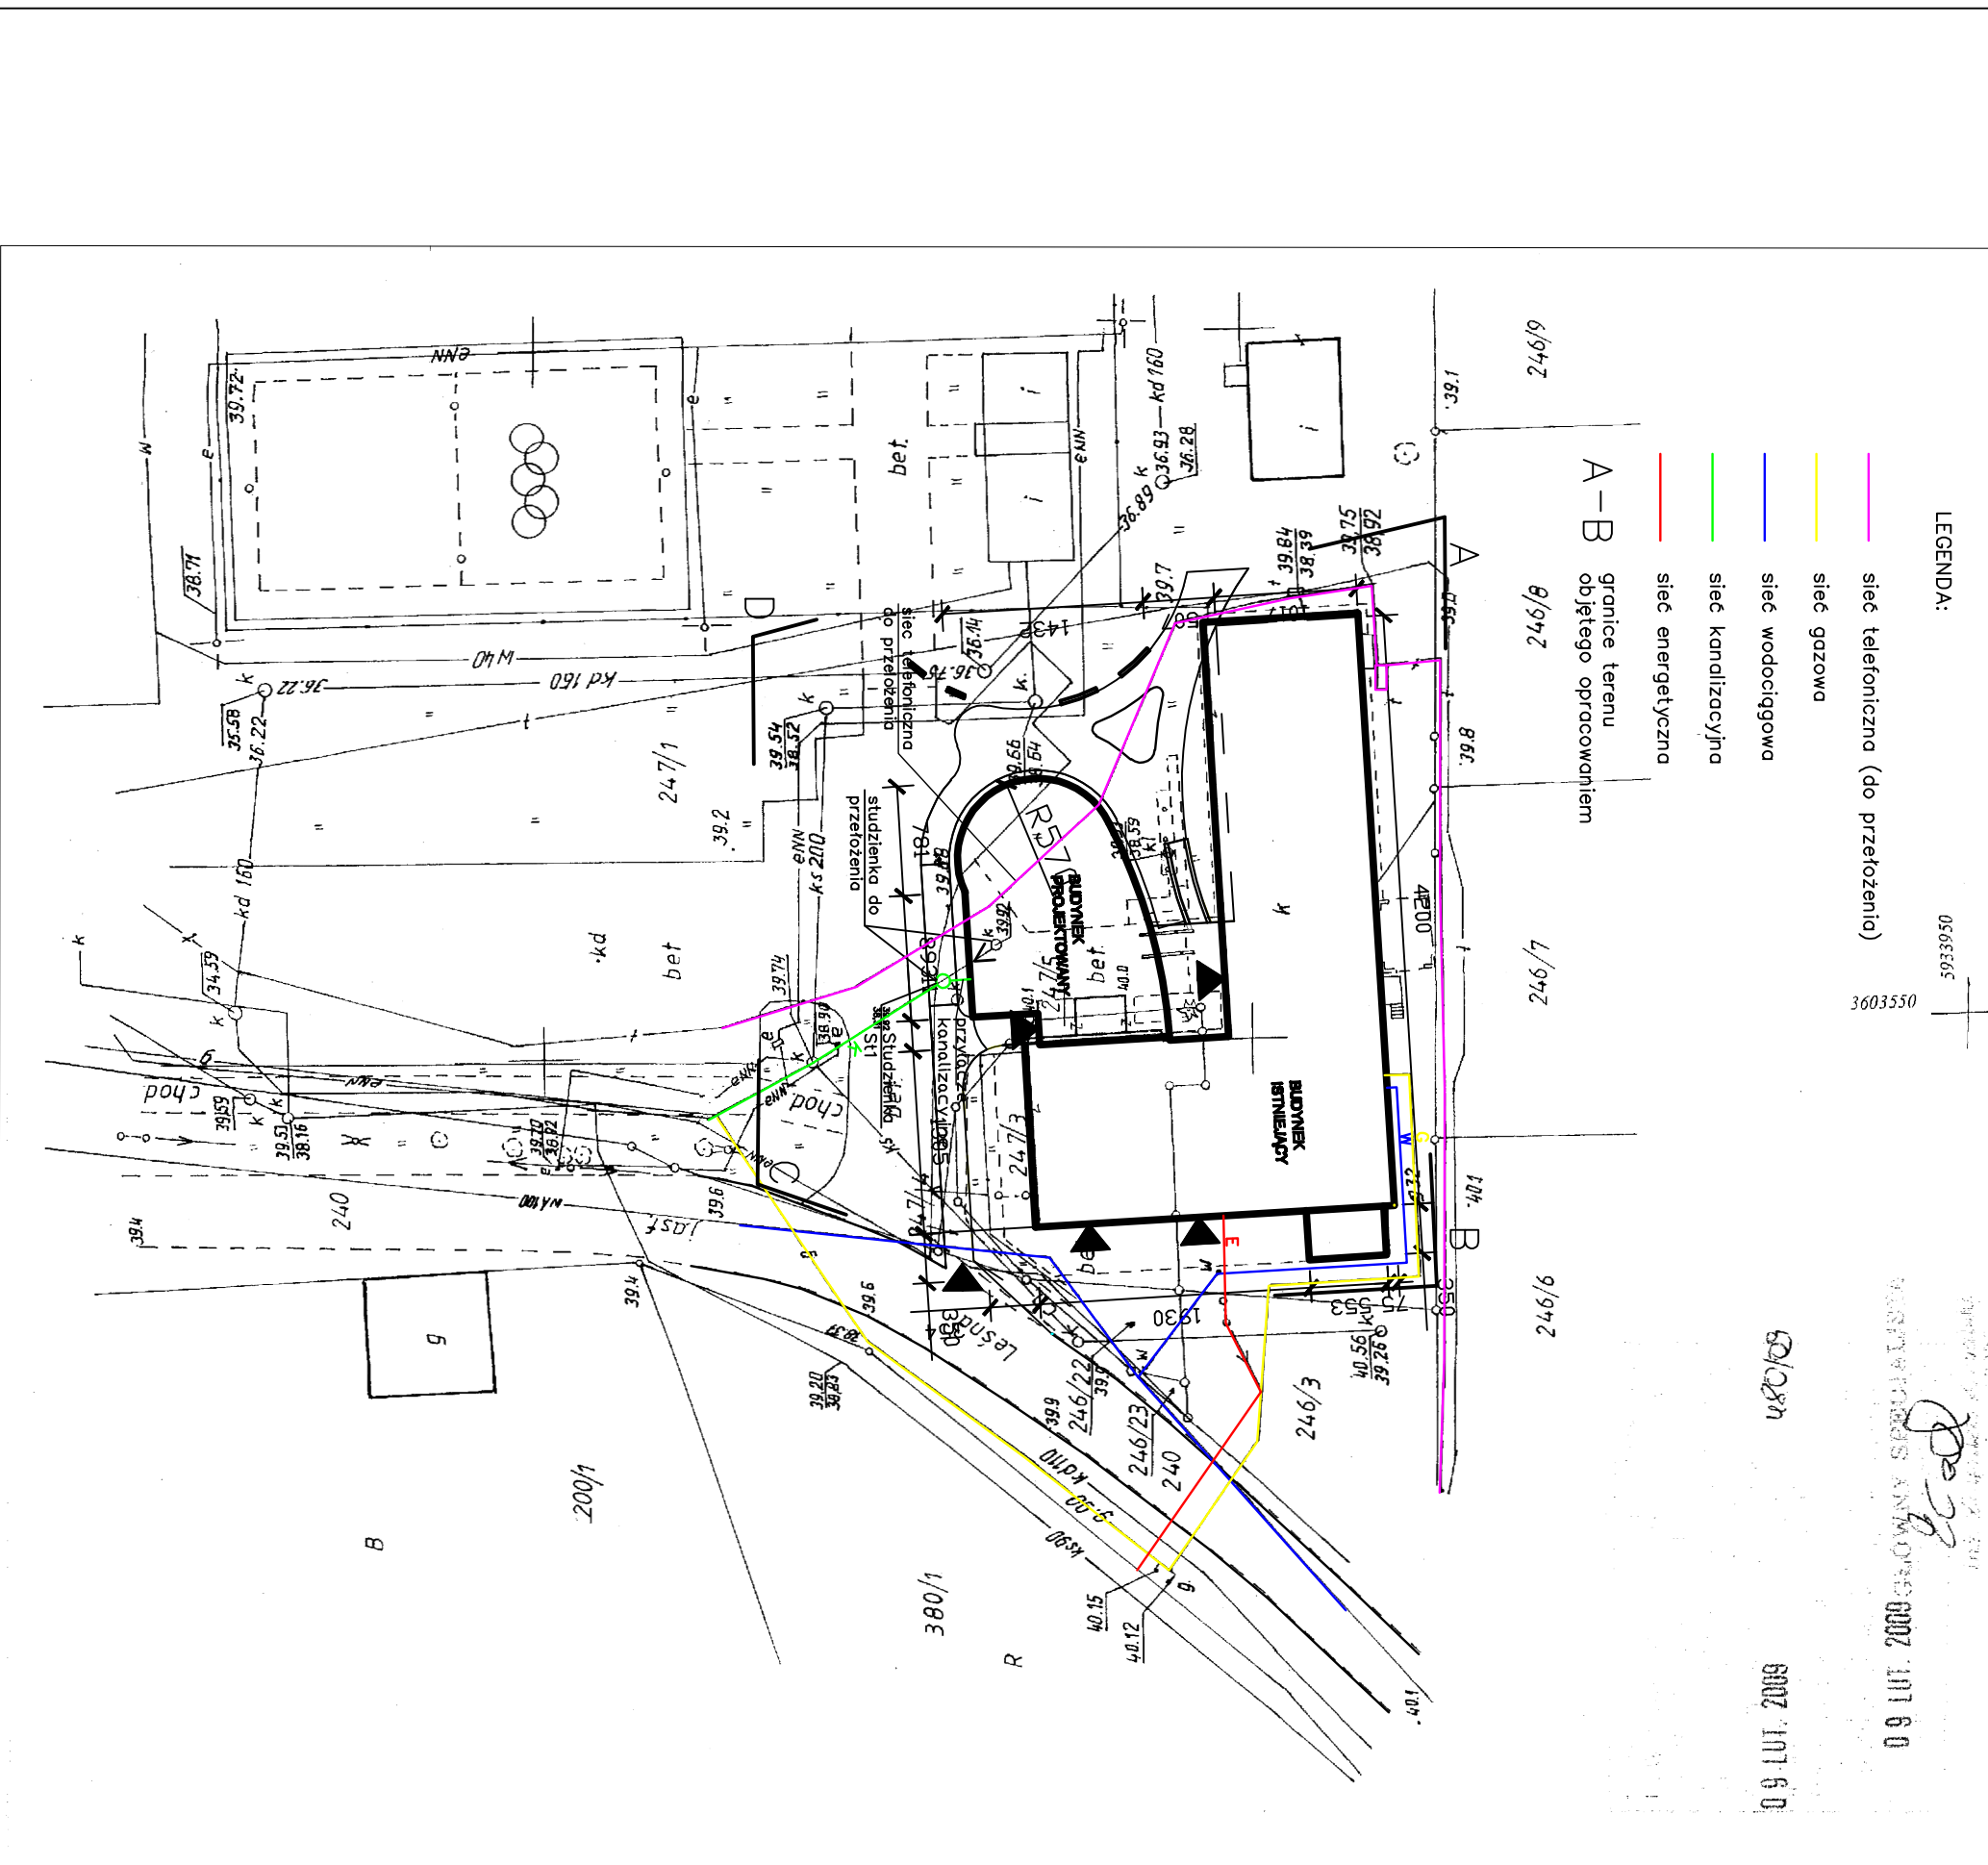

PRACOWNIA AUTORSKIE ZAGOSPODAROWANIE TERENU z dnia 04.02.1994 r. (Dz.U. 1994, Nr 24, poz. 83)  
Powielenie w całości lub części bez pisemnej zgody Autora zabronione