


STUdzIENKA REWIZYJNA
SKALA 1:20

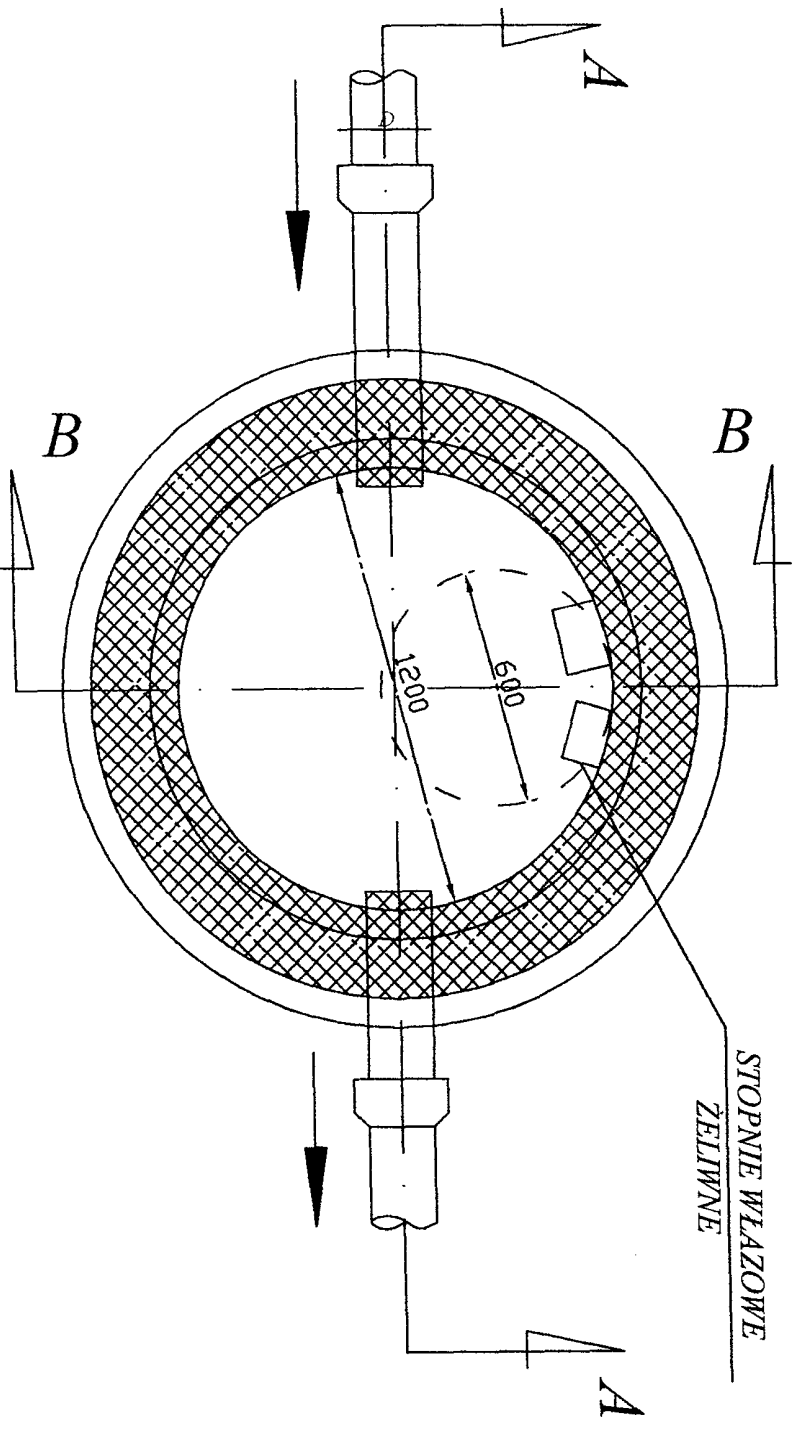

<p>Projektowanie i Nadzory Wod-Kan mgr inż. Jan Kretkowski ul. Rydygiera 36, 87-100 Toruń</p>			
<p>Obiekt: Budowa kanalizacji sanitarnej, przyłącza kanalizacji sanitarnej dla potrzeb budynku mieszkalnego (dz. nr 199/9), przewodu tłocznego wraz z przepompownią ścieków P227, sieci wodociągowej w m. Mała Nieszawka (dz. nr 199/11, 52/9, 65, 199/5, 199/6) gm. Wielka Nieszawka.</p>			
Nazwa rys.	Studzienka rewizyjna		
Investor:	Gmina Wielka Nieszawka ul. Toruńska 12, 87-165 Cierpice		
Projektant:	mgr inż. Jan Kretkowski	upr. GPI. 7342/140/TO/92 w spec. instalacyjno-inżynieryjnej	
Sprawdzający:	mgr inż. Bartosz Kretkowski	upr. KUP/0050/POOS/05 w spec. instalacyjnej	
Data:	07.2010r	Skala	Rys. nr 6