

# Projekt zagospodarowania terenu

Przyłącze kanalizacji sanitarnej  
Przewód tłoczny wraz z przepompownią ścieków

## MAPA SYTUACYJNO - WYSOKOŚCIOWA DO CELÓW PROJEKTOWYCH

skala 1:500

dz. 265/4 pow. 0,4049ha

Właściciel: Piotr Wojciech Gajdos s. Zenona i Felicy oraz żona

Jamna Agnieszka Gajdos

Na podstawie Akt not. Rejestrarium nr 1735/2004

wieś **Mata Nieszawka gm Wielka Nieszawka**  
ark. 355.323.081


k.s.rob. 3172010 KERG 4012010

WZBUDZIENIA WŁC  
USŁUGOWO PRODUKCYJNE  
"GROTOR" Sp. z o.o.

ul. Focha Staromiejska 24, 87-100 TORUŃ  
reg. Nr: 141818

GEODETA UPRAWNIENY  
mgr inż. Andrzej  
upr. 15197

STAROSTWO POWIATOWE W TORUNIU  
POWIATOWY OŚRODEK DOKUMENTACJI I  
GEODEZYJNEJ I KARTOGRAFICZNEJ  
w obszarze nadzoru terenowego, geodezji i kartografii  
ul. Staromiejska 24, 87-100 Toruń, tel. (52) 331-20-00  
15 STY 2010  
Projektowane obiekty budowlane wymagające przyłączenia  
przewodu doprowadzającego wodę do użytku wewnątrz budynków  
Regul. nr 15 STY 2010  
STAROSTWO GEOD. I K.  
ul. Staromiejska 24  
87-100 Toruń  
tel. (52) 331-20-00  
Jofr. Nr 15571

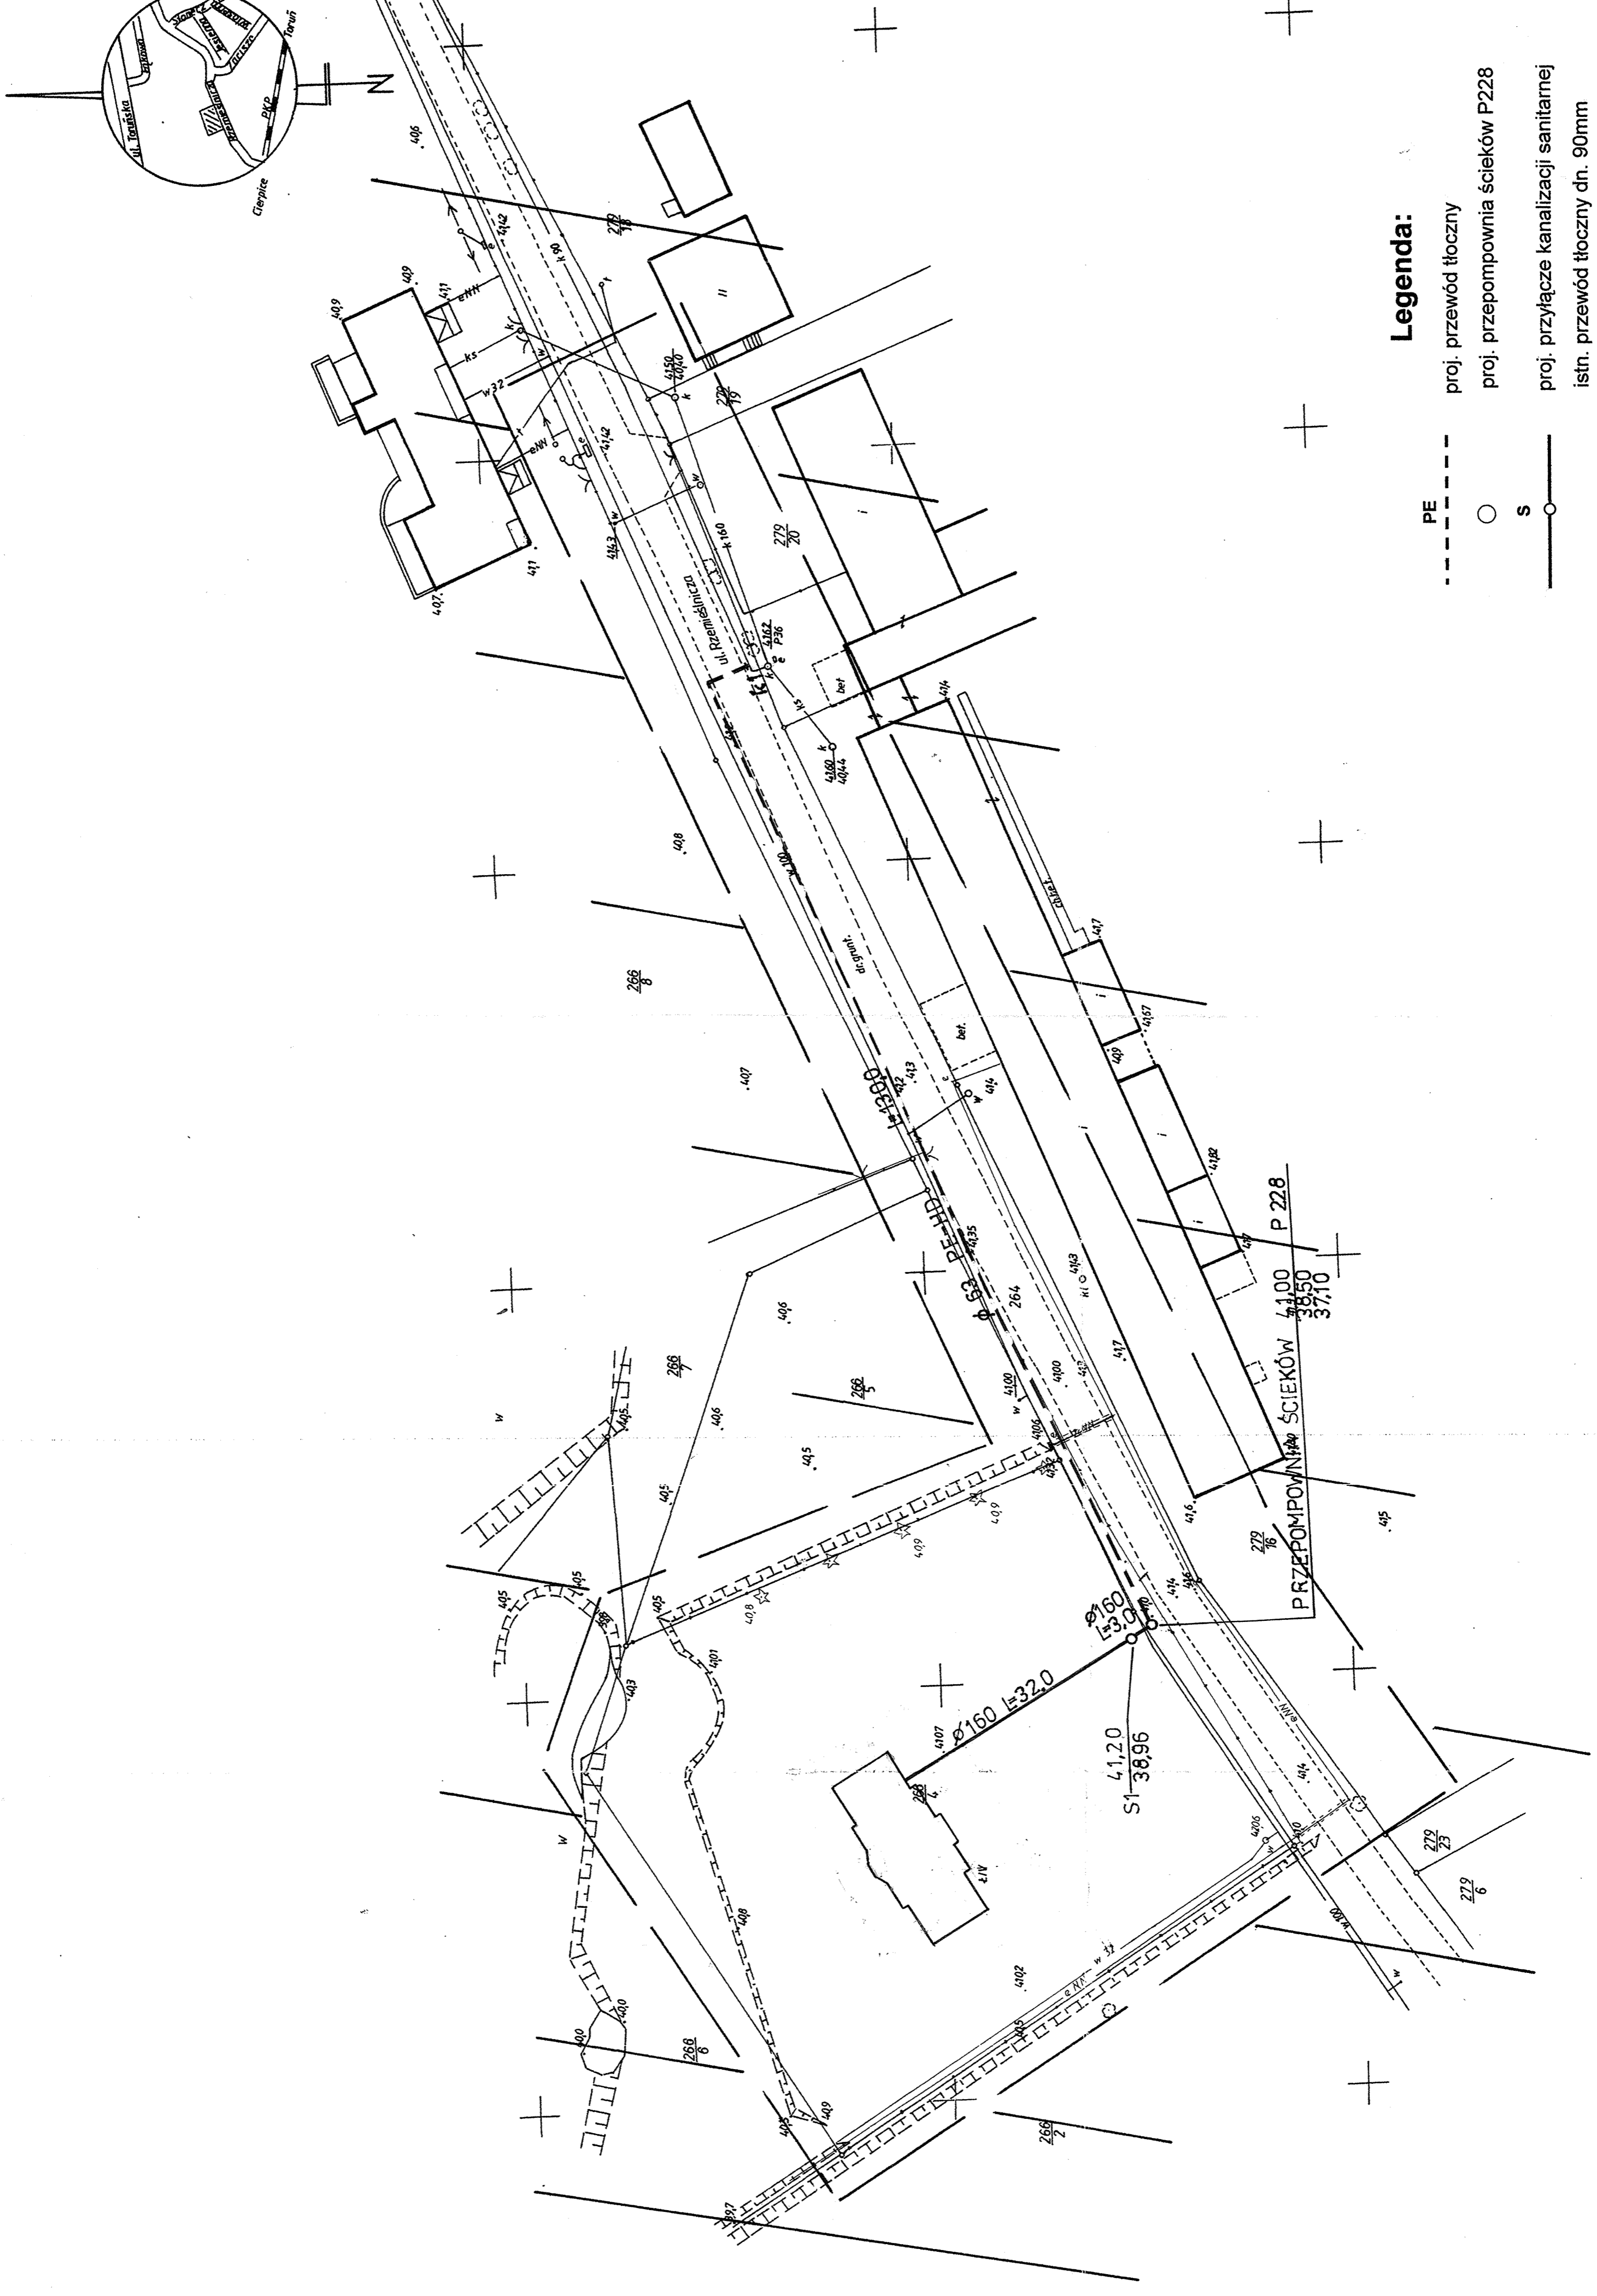

### Legenda:

- PE -----
  - o
  - S ———
- proj. przewód tłoczny
- proj. przepompownia ścieków P228
- proj. przyłącze kanalizacji sanitarnej
- istn. przewód tłoczny dn. 90mm

Projektowanie i Nadzory WOD-KAN mgr inż. Jan Kretkowski ul. Rydygiera 36, 87-100 Toruń	
Obiekt:	Budowa przyłącza kanalizacji sanitarnej dla potrzeb budynku mieszkalnego (dz. nr 266/4), przewodu tłoczego wraz z przepompownią ścieków P228 w m. Mata Nieszawka (dz. nr 264) gm. Wielka Nieszawka.
Nazwa rys.	Projekt zagospodarowania terenu
Investor:	Gmina Wielka Nieszawka ul. Toruńska 12, 87-165 Cierpice
Projektant:	mgr inż. Jan Kretkowski
Sprawdzający:	mgr inż. Bartosz Kretkowski
Data:	07.2010r
	Skala 1:500
	Rys. nr 1