


MAPA DO CELÓW PROJEKTOWYCH

SKALA 1:500

obr. Wielka Nieszawka 0005: dz. 363/3, 363/51, 363/52, 363/53, 363/54, 363/55, 363/56, 363/57
 Sekcje mapy: 355.323.071.1; 355.323.023.3; 355.323.071.2; 355.323.023.2; 355.323.023.1
 KERK: 3196/2011

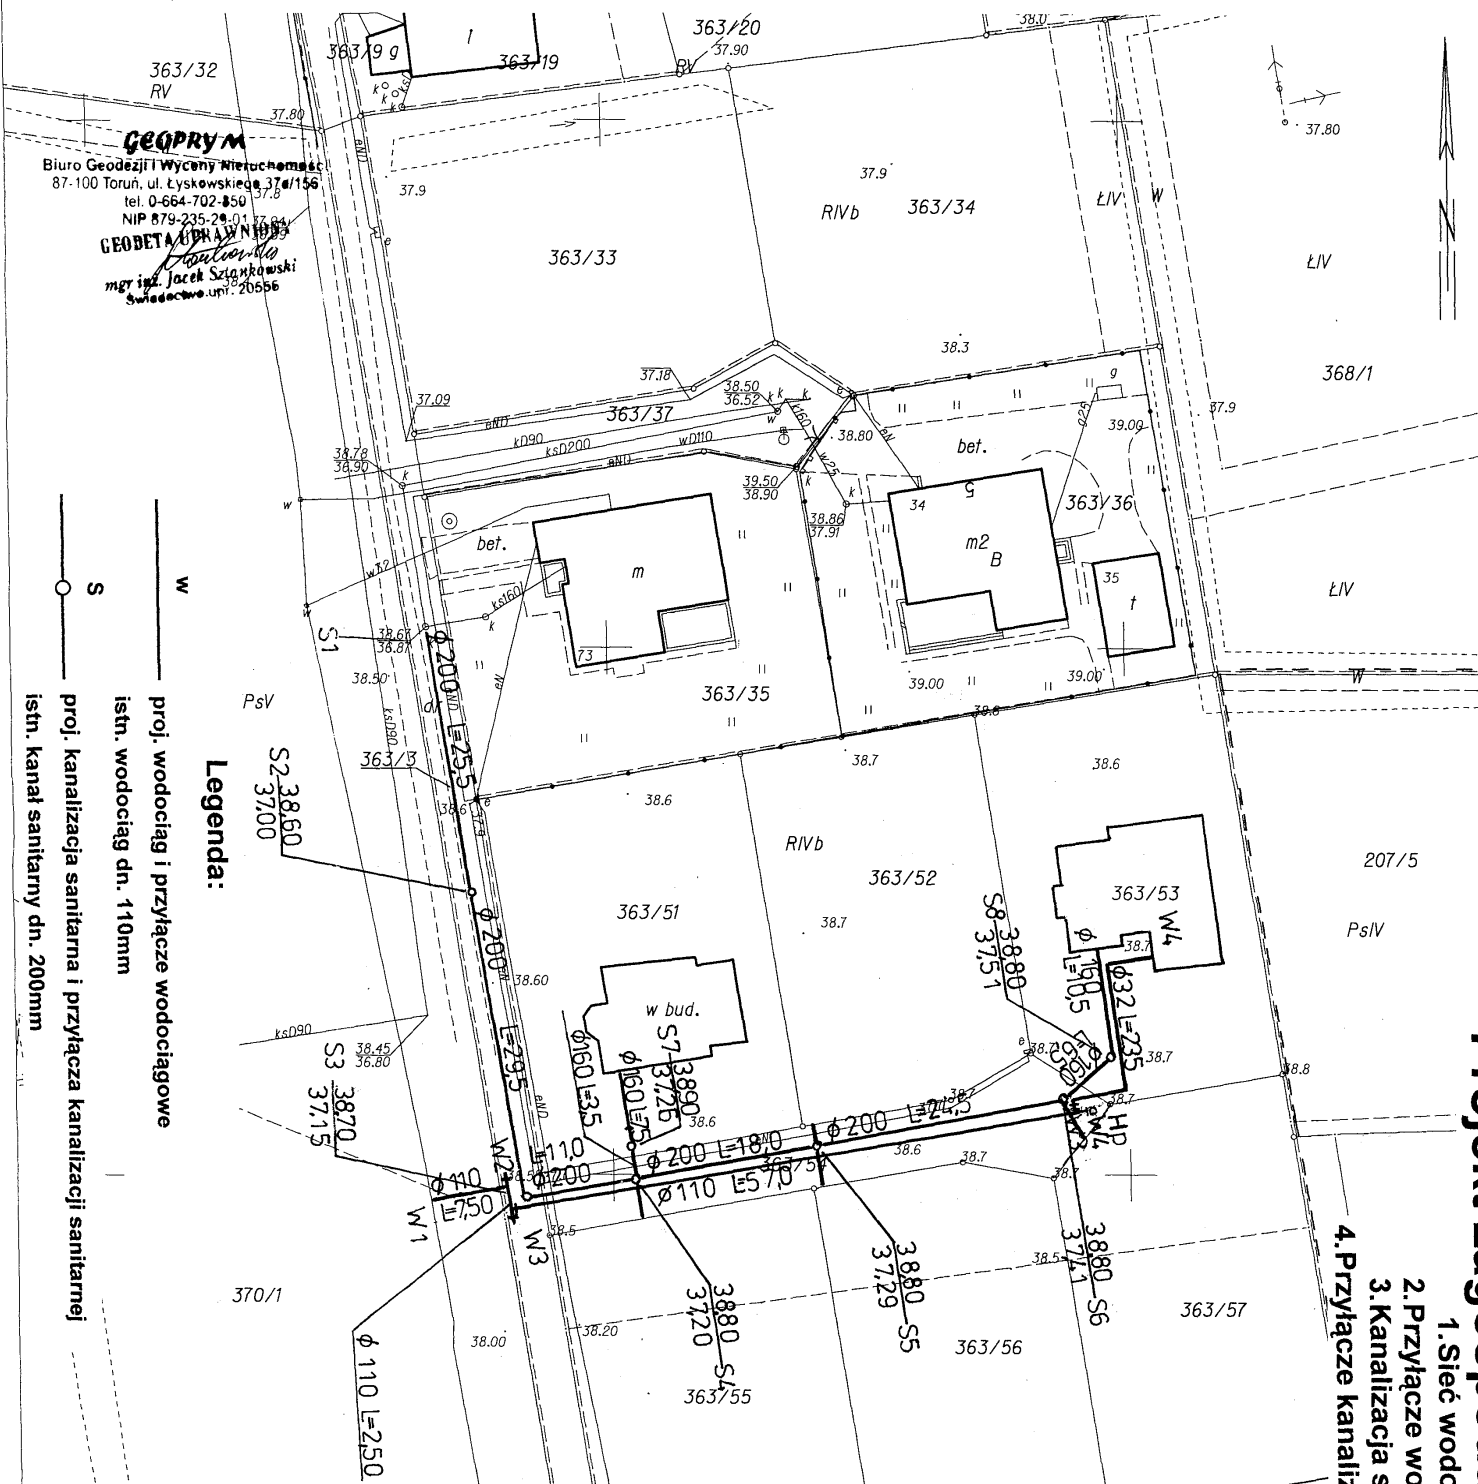

Legenda:

- w — istn. wodociąg dn. 110mm
- w — proj. wodociąg i przyłącze wodociągowe
- w — istn. kanalizacja sanitarna i przyłącza kanalizacji sanitarnej
- w — istn. kanał sanitarny dn. 200mm

Projekt zagospodarowania terenu
 1. Sieć wodociągowa
 2. Przyłącze wodociągowe
 3. Kanalizacja sanitarna
 4. Przyłącze kanalizacji sanitarnej

STARGOSIŃSKO POKAZANO W TORUNIU
 POWIATOWY BUREAU WYKONAWCZY
 GEODETA UPRAWNIENY
 mgr inż. Jacek Szajnkowski
 Swiętoszewska ul. 20556
 2011-09-02
 3196/2011
 z up. Starosty
 Anna Mieczkowska
 GEODETA
 Upr. Nr 15561

| | | |
|---|--|---|
| Projektowanie i Nadzory Wod-Kan mgr inż. Jan Kretkowski ul. Miodowa 3, Mała Nieszawka, 87-103 Toruń | | |
| Objekt: Budowa wodociągu (dz. nr 370/19, 363/3, 363/54), przyłącza wodociągowego do budynku mieszkalnego (dz. nr 363/53), kanalizacji sanitarnej (dz. nr 363/3, 363/54) wraz z odgałęzieniami bocznymi oraz budowa przyłączy kanalizacji sanitarnej do budynków mieszkalnych (dz. nr 363/51 i 363/53) w m. Wielka Nieszawka gm. Wielka Nieszawka. | | |
| Nazwa rys. | Projekt zagospodarowania terenu | |
| Inwestor: | Gmina Wielka Nieszawka ul. Toruńska 12, Wielka Nieszawka 87-165 Cierpice | |
| Projektant: | mgr inż. Jan Kretkowski | upr. UAN-VI/8346/11/TO/88 w spec. instalacyjno – inżynierskiej |
| Sprawdzający: | mgr inż. Bartosz Kretkowski | upr. KUP/0050/POOS/05 w spec. instalacyjnej |
| Data: | 08.2011r | Skala: 1:500 |
| | | Rys. nr 1 |