


Sekcje mapy: 355.323.012.4; 355.323.012.2; 355.321.214.4
Obręb: Wielka Nieszawka; Działki nr 210/12,210/27
KERG 1418/2012
Układ współrzędnych 1965/3; P.O. Kronsztad
Brak służebności.
Toruń 23.05.2012

GEODETA UPRAWNIONY
Stanisław Wojtuś
87-148 LYSOMICE-TURZNO
ul. Toruńska 76
Zaśw. M.G.P. I.B. nr 6829
tel. 676-45-41 NIP 879-103-71-86

Firma Usługowo-Handlowa
"ENERGO-LIPEX"
Juliusz Wojtuś
87-148 LYSOMICE-TURZNO, ul. Toruńska 76
tel. 056 678 45 41 NIP 8792385163

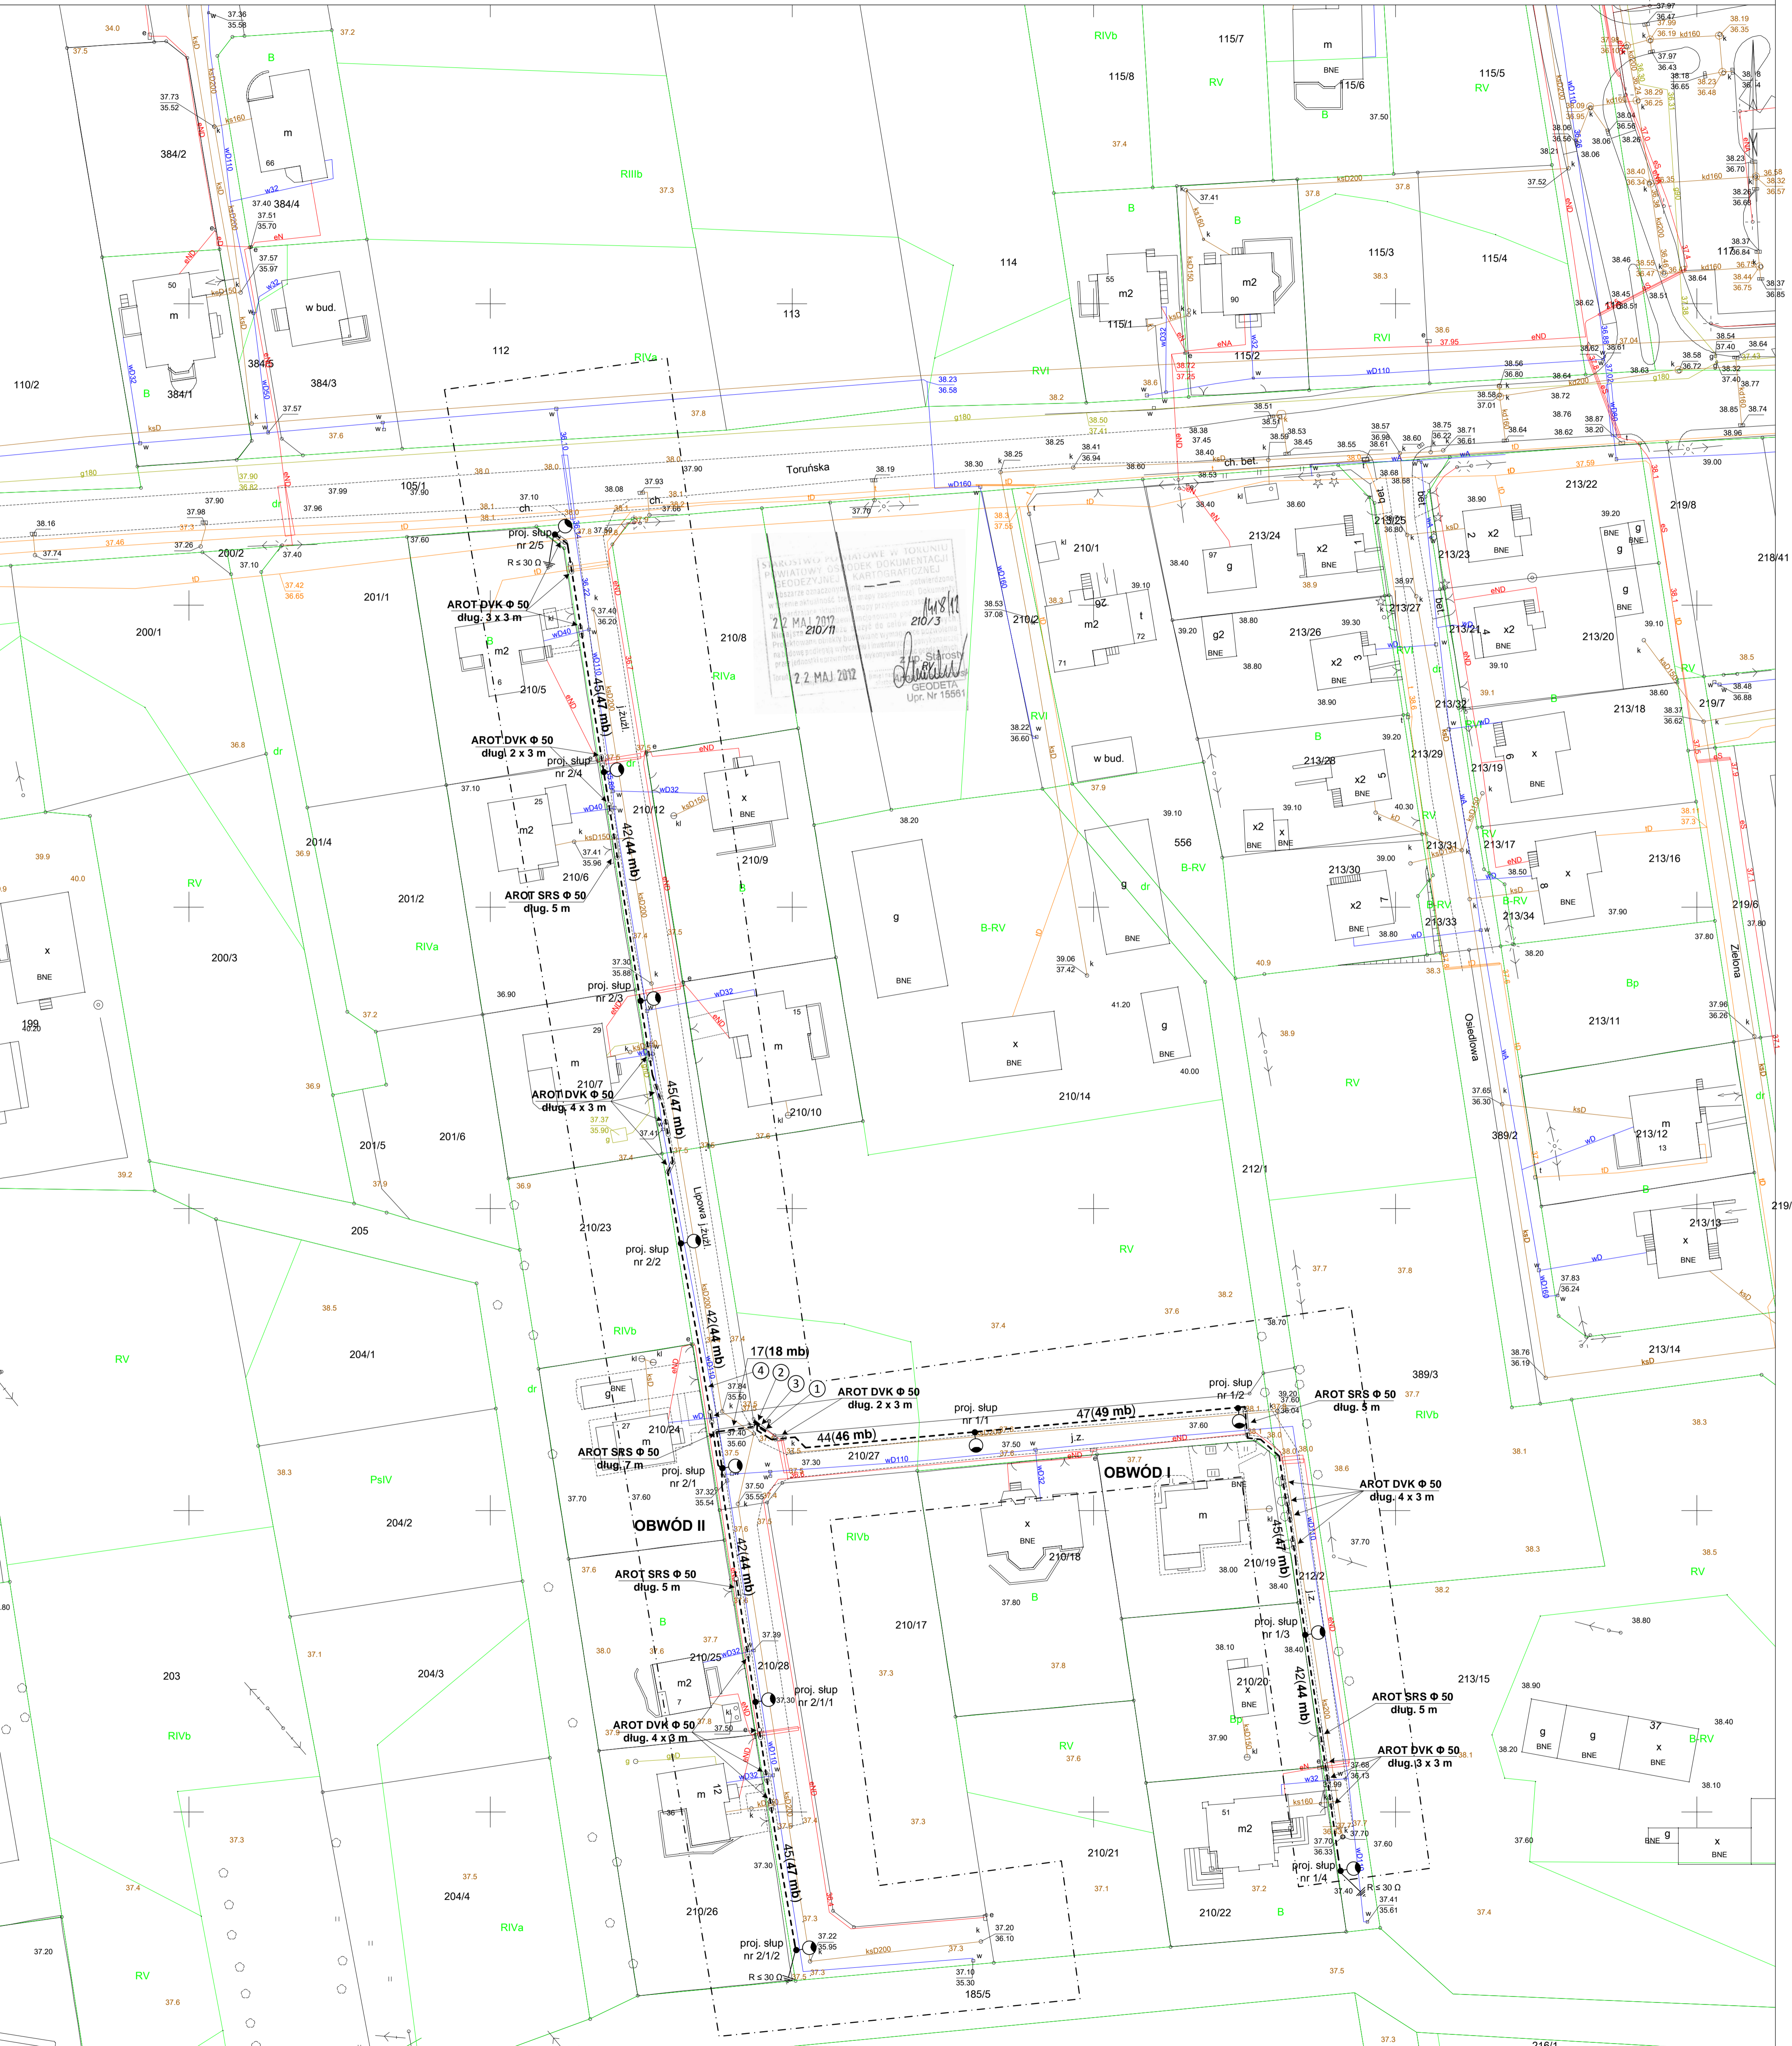

LEGENDA :

Projektowany kabel YKY 5 x 6 mm²
łącznej długości 6 mb
(uwzględniony wskaźnik 1,04)

Projektowany kabel YKY 5 x 4 mm²
łącznej długości 477 mb
(uwzględniony wskaźnik 1,04)

- ① - proj. złącze kablowe typu ZK-1b/R/P-2/F
(w opracowaniu przez ZE Toruń)
- ② - proj. szafka oświetleniowa typu SOU 36
- ③ - proj. kabel YKY 5 x 6 mm² dług. 5 (6) mb
- ④ - proj. kabel YKY 5 x 4 mm² dług. 477 mb
- - proj. słup oświetleniowy SO 9/N oc
- - proj. oprawa oświetleniowa typu LED 18 W z wysięgnikiem typu Korona 20

PRACOWNIA PROJEKTOWA "ENERGO-LIPEX" ZLOTORIA K/TORUNIA			
ADRES OBIEKTU Wielka Nieszawka ul. Lipowa dz. nr 212/2, 210/12, 210/27, 210/28	INWESTOR Gmina Wielka Nieszawka ul. Toruńska 12, 87-165 Cierpice	SKALA 1:500	
OPRACOWAŁ Michał Lipiński	PROJEKTOWAŁ Tadeusz Lipiński upr. UAN-IV/8346/119/TO/88 W spec. instalacyjno-inżynierskiej w zakresie instalacji elektrycznych	SPRAWDZIŁ Inż. Henryk Witczak nr. upr. 137/69 W spec. Instalacyjno-inżynierskiej w zakresie instalacji elektrycznych	DATA 06.2012
RYSunek PLAN OŚWIETLENIA ULICY LIPOWEJ W m. WIELKA NIESZAWKA	NR. RYS. E-01		