
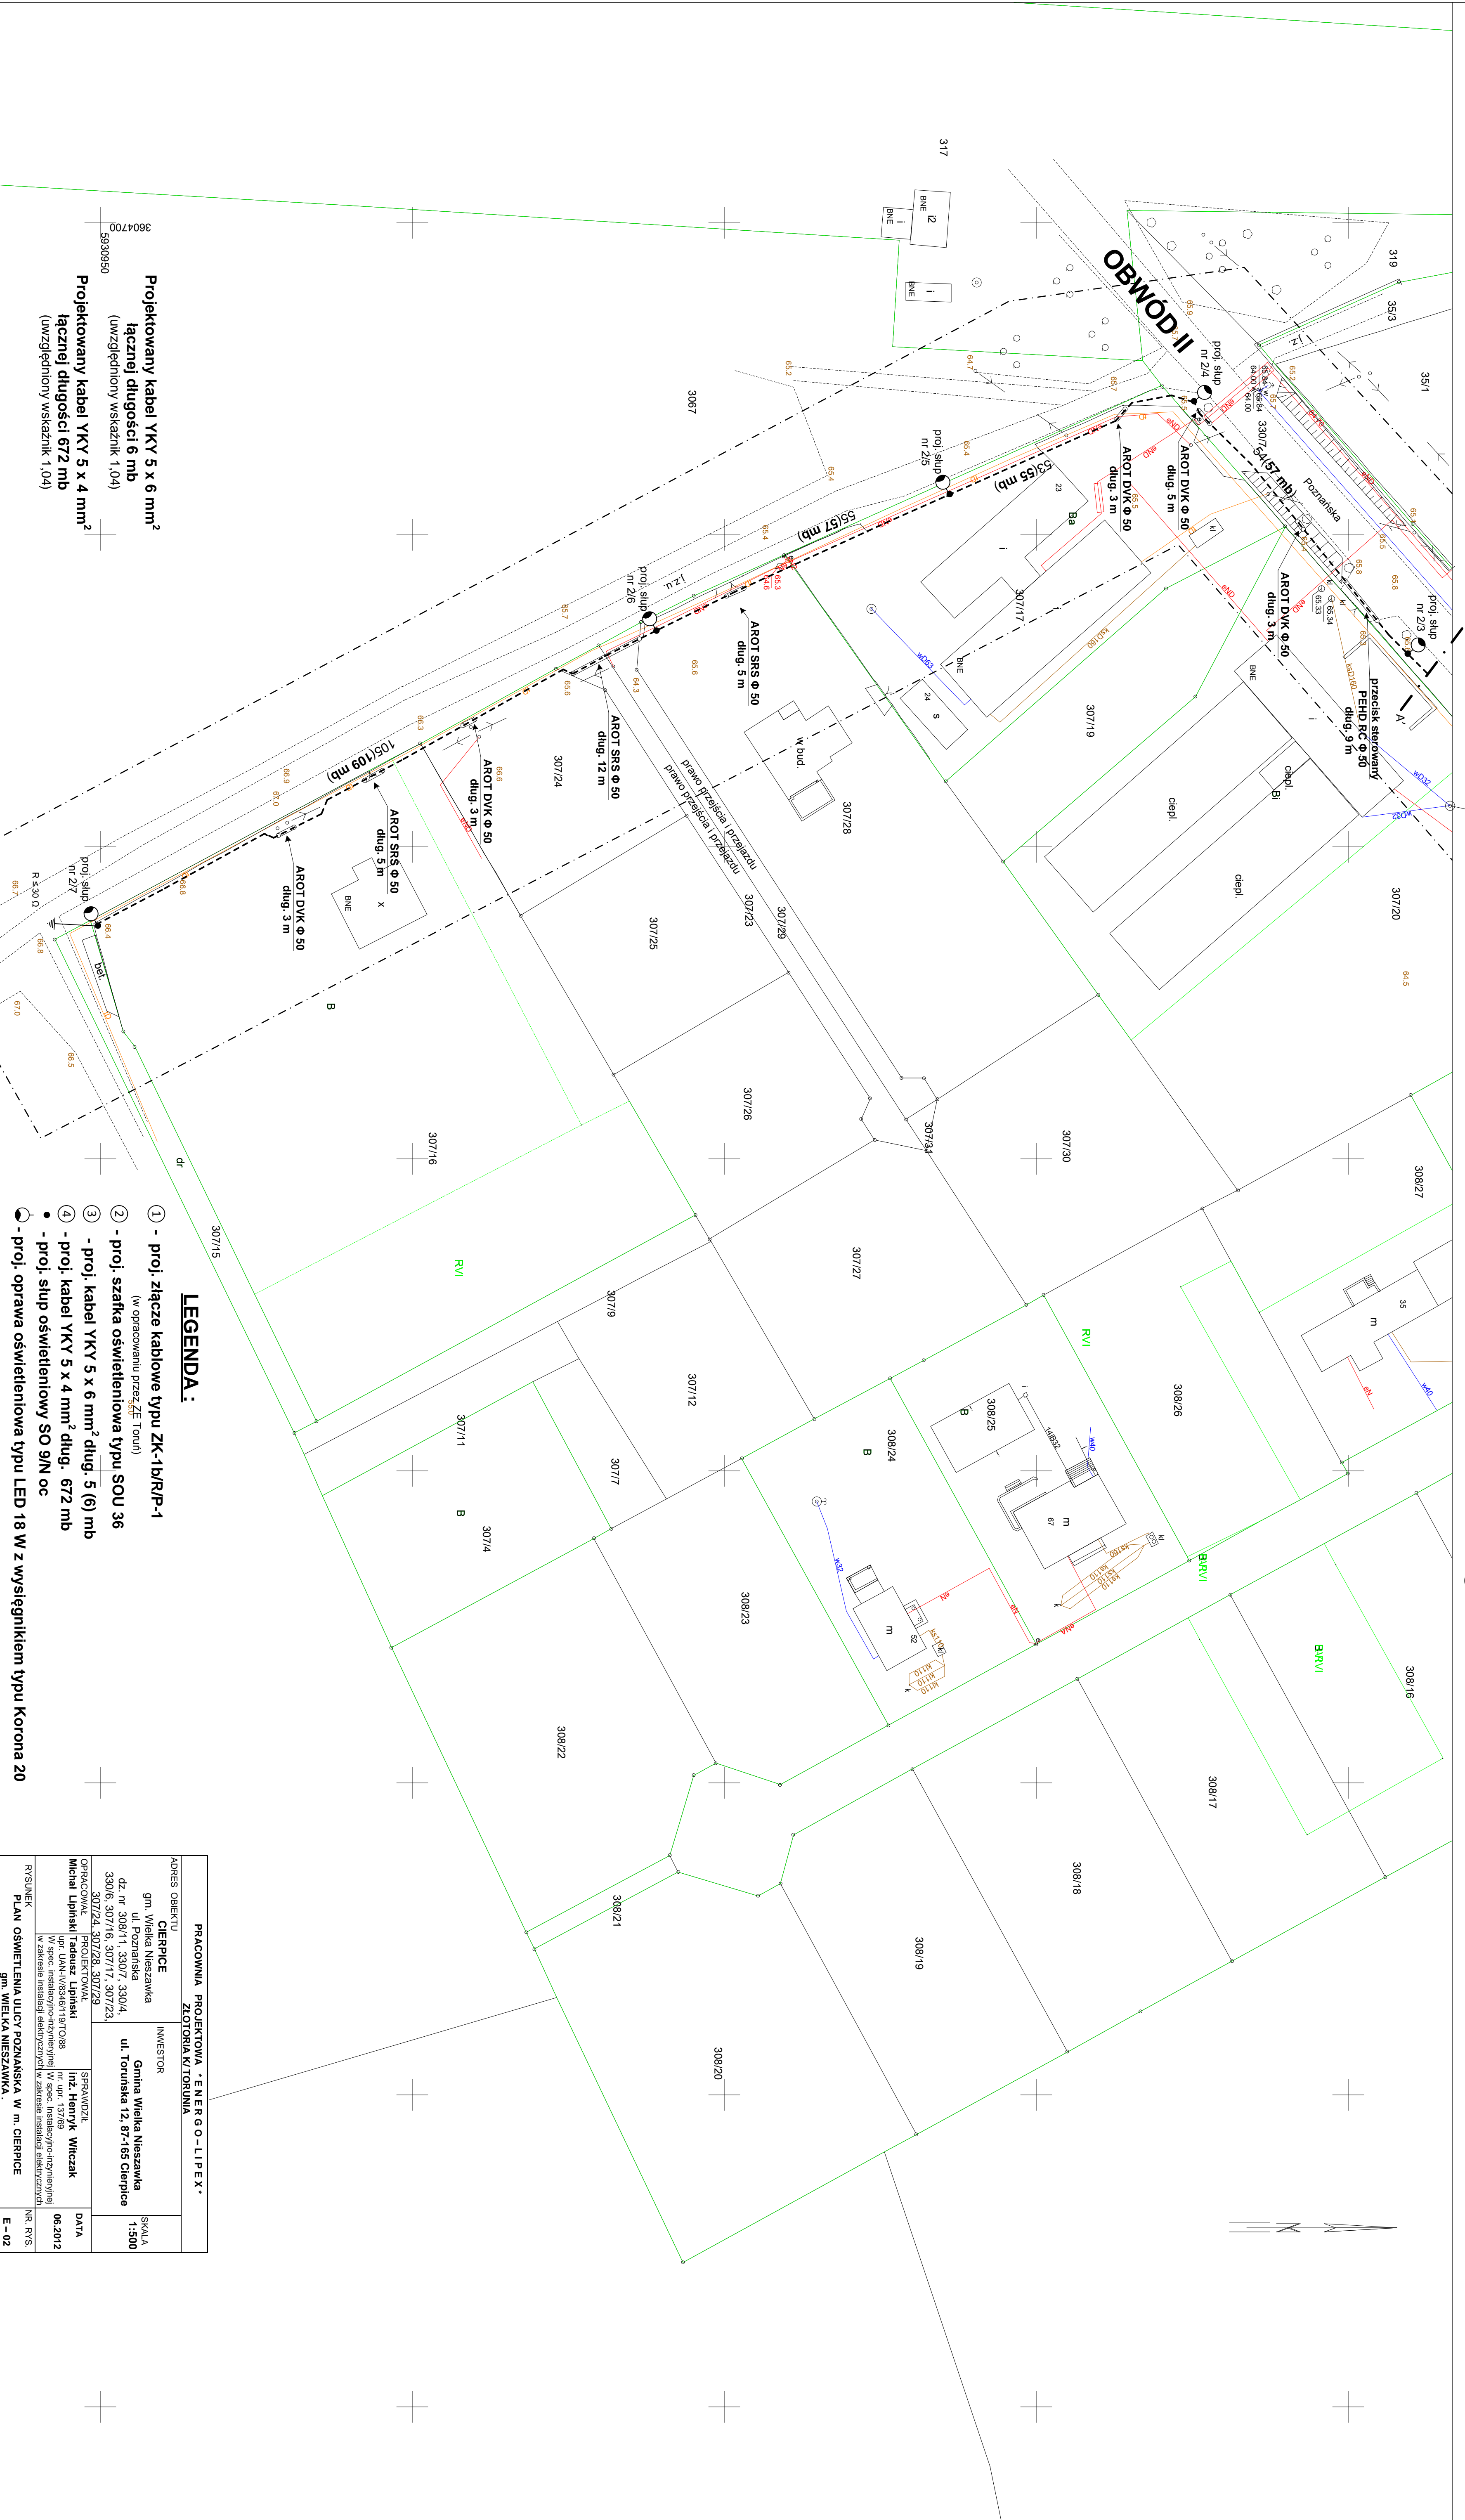


23 MAJ 2012  
23 MAJ 2012  
LpF: N 15561

GEODETYKA I WYMIAROWNY  
JANUSZ WITCZAK  
ul. Toruńska 76  
53-605 Toruń  
Swojed 53.G.K.Nr.21871

**MAPA DO CELÓW PROJEKTOWYCH**  
SKALA 1:500  
**PROJEKT ZAGOSPODAROWANIA  
PRZESTRZENNEGO TERENU  
- ZASILANIE ENERGETYCZNE  
OPRAW OŚWIETLENIA  
ul. Poznańska w m. CIERPICE  
gm. Wielka Nieszawka**

Województwo: kujawsko - pomorskie  
Powiat: torunski  
Jednostka ewidencyjna: Wielka Nieszawka  
Obręb: Cierpice  
Aktusz: 2(2)

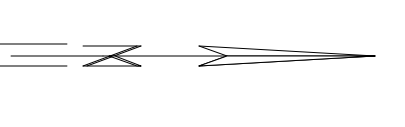

- LEGENDA:**
- ① - proj. złącze kablowe typu ZK-1B/RP-1  
(w opracowaniu przez ZSE Toruń)
  - ② - proj. szafka oświetleniowa typu SOU 36
  - ③ - proj. kabel YKY 5 x 6 mm<sup>2</sup> dług. 5 (6) mb
  - ④ - proj. kabel YKY 5 x 4 mm<sup>2</sup> dług. 672 mb
  - - proj. słup oświetleniowy SO 9/N oc
  - - proj. oprawa oświetleniowa typu LED 18 W z wysięgnikiem typu Korona 20

Projektowany kabel YKY 5 x 6 mm<sup>2</sup>  
łącznej długości 6 mb  
(uwzględniony współczynn. 1,04)

Projektowany kabel YKY 5 x 4 mm<sup>2</sup>  
łącznej długości 672 mb  
(uwzględniony współczynn. 1,04)

PRACOWNIA PROJEKTOWA "ENERGO-LIPEX"		
KODS OBRĘCTU	INWESTOR	SKALA
CIERPICE	Gmina Wielka Nieszawka	1:500
gm. Wielka Nieszawka	ul. Poznańska	
dz. nr 308/11, 330/7, 330/4,	ul. Toruńska 12, 87-165 Cierpice	
330/6, 307/16, 307/17, 307/23,		
307/24, 307/28, 307/29		
OPRACOWAŁ	PROJEKTOWAŁ	DATA
Michał Lipiński	Michał Lipiński	06.2012
	mgr inż. Henryk Wiczak	
	mgr inż. Tomasz	

Wzrost i instalacja elektrycznych w zakresie instalacji elektrycznych

RYSIUNEK	PLAN OŚWIETLENIA ULICY POZNAŃSKA W m. CIERPICE	INŻ. RYS.
	gm. WIELKA NIEZAWKA.	E-02