

1.1. PLANOWANIE PRZEMIANOWE W TORUNIU
 2.3. PLAN 2012 wypracowany przez Wydział
 Główny Zarząd Gospodarki Nieruchomości
 Główny Zarząd Gospodarki Nieruchomości
 w Toruniu, ul. Wolności 10, 80-107 Toruń
 23.05.2012

GEODETA
 Upr. Nr: 15581


GEODETA
 Upr. Nr: 15581

GEODETA
 Upr. Nr: 15581

MAPA DO CELÓW PROJEKTOWYCH
SKALA 1:500

**PROJEKT ZAGOSPODAROWANIA
 PRZESTRZENNEGO TERENU
 - ZASILANIE ENERGETYCZNE
 OPRAW OŚWIETLENIA
 ul. Poznańska w m. CIERPICE
 gm. Wielka Nieszawka**

Województwo: kujawsko - pomorskie
 Powiat: torunski
 Jednostka ewidencyjna: Wielka Nieszawka
 Obiekt: Cierpice
 Arkusz: 1(2)

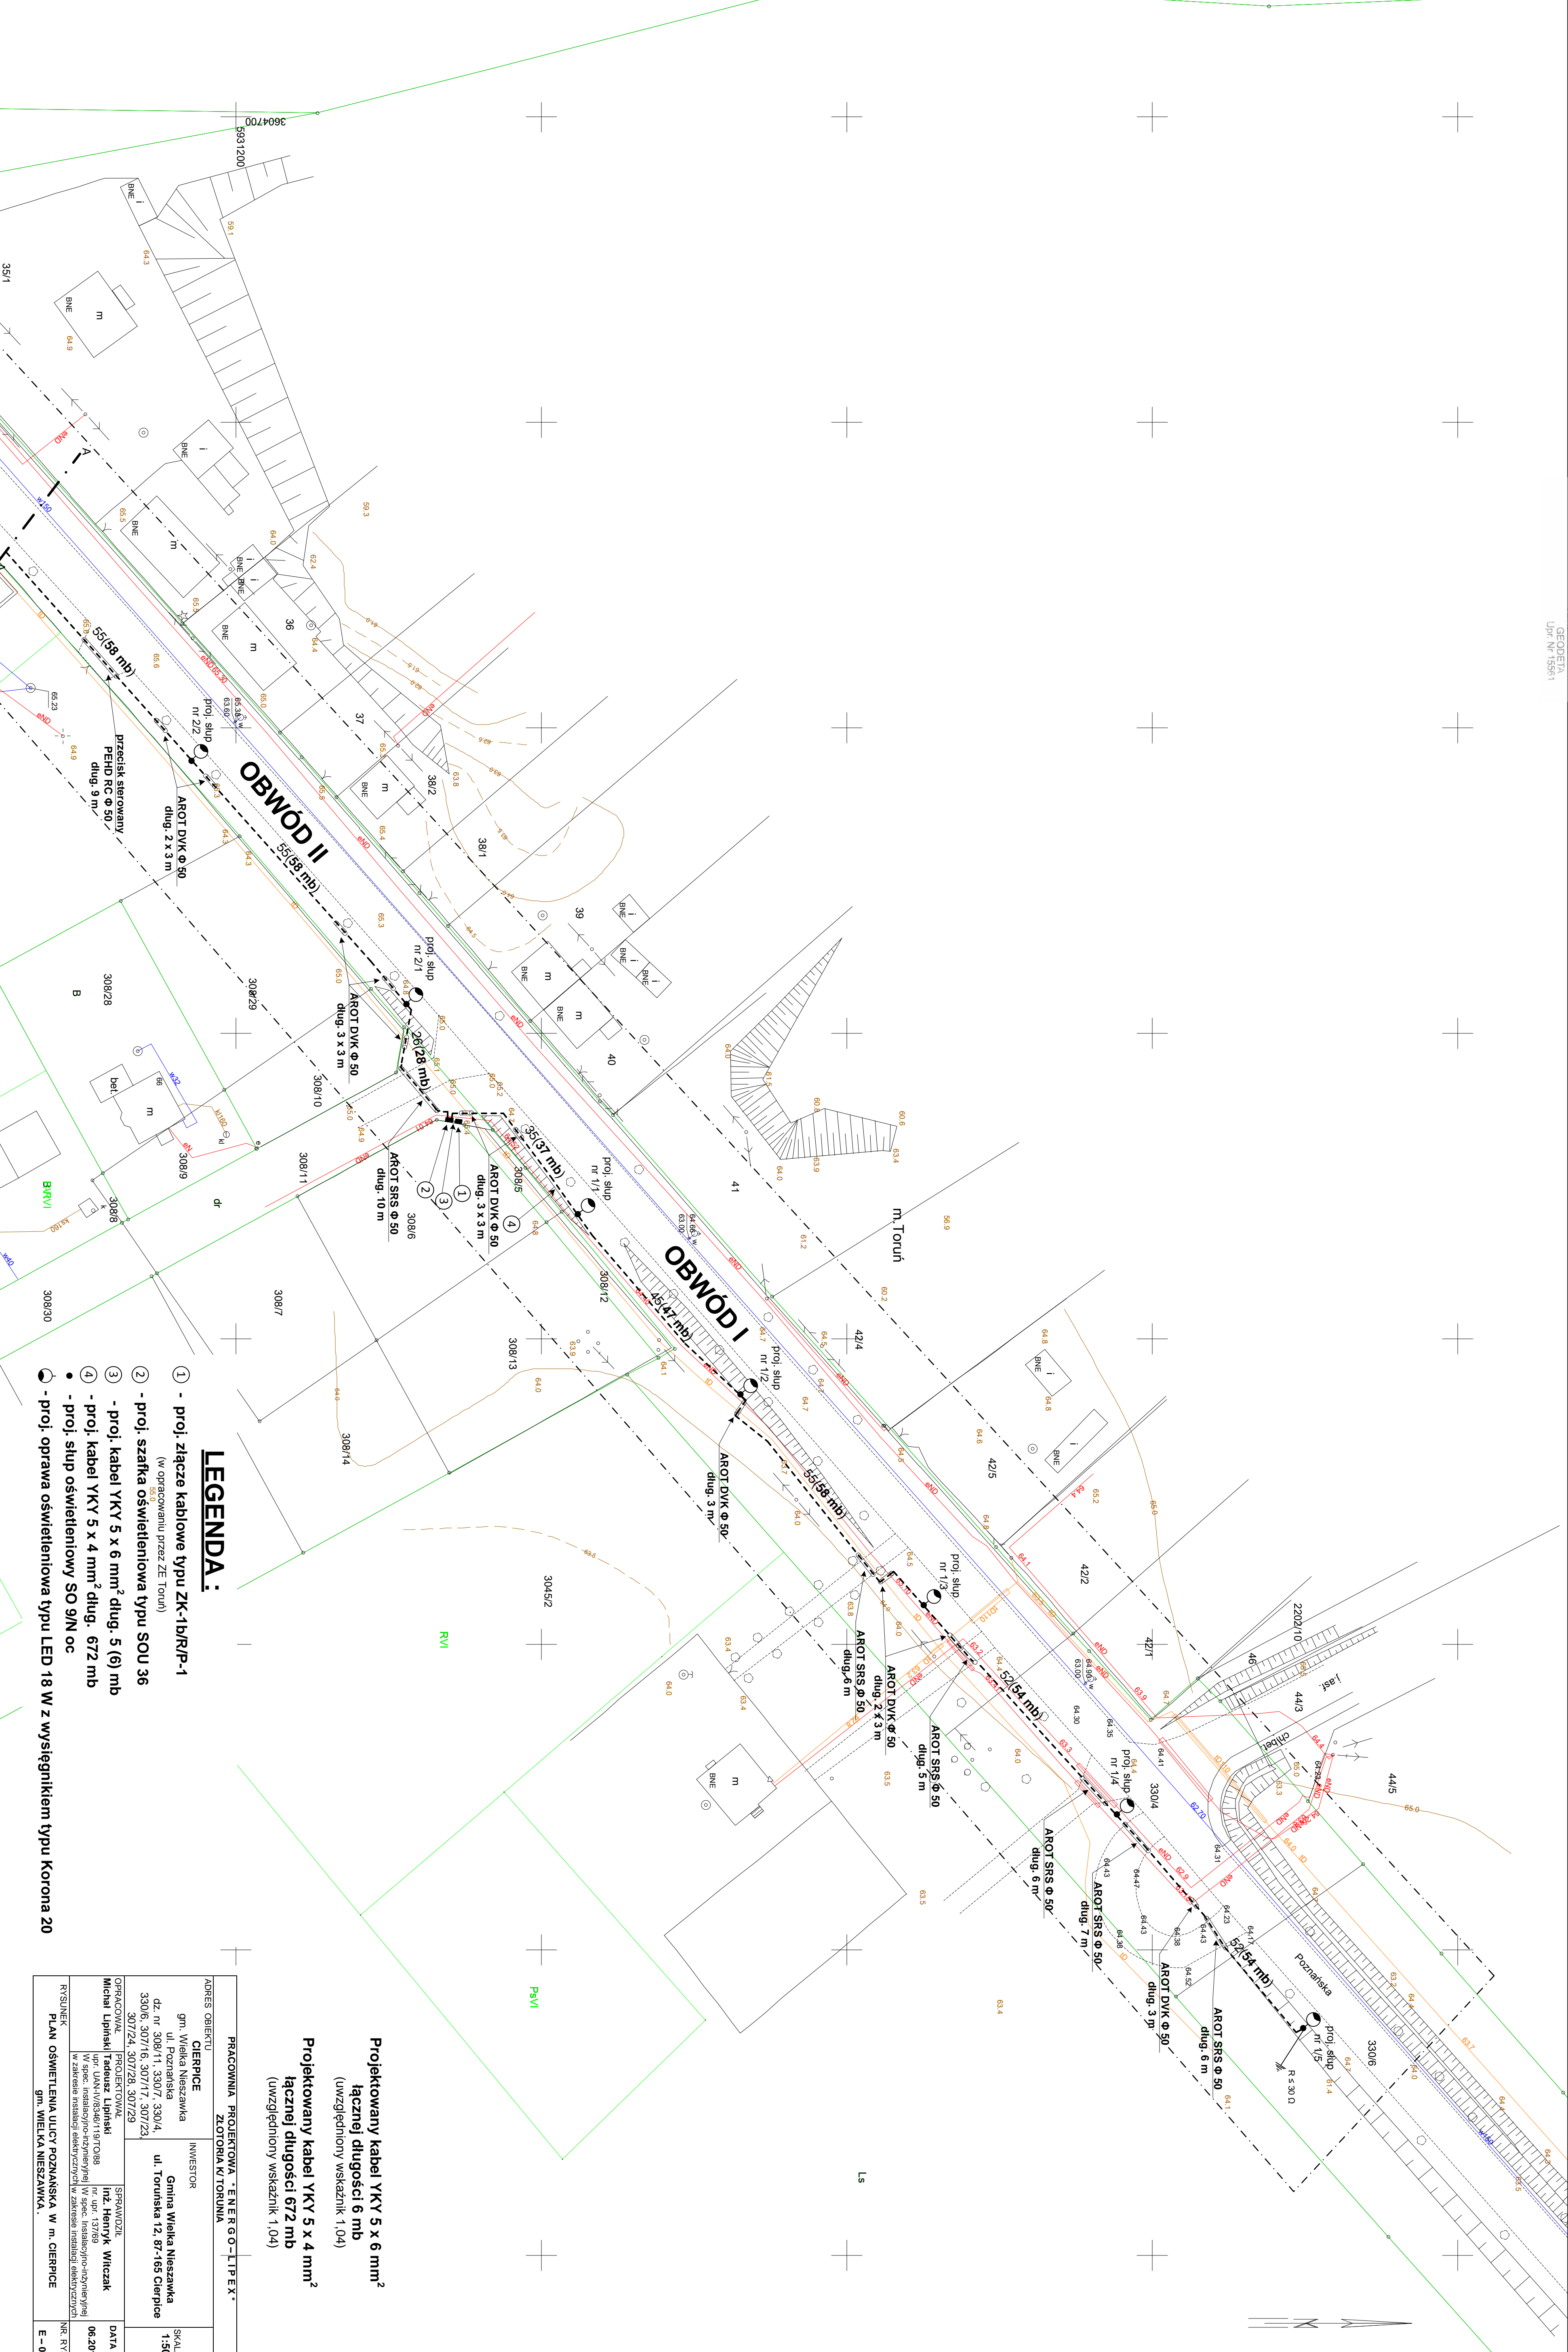

LEGENDA:

- 1 - proj. złącze kablowe typu ZK-1b/R/P-1
(w opracowaniu przez ZE Toruń)
- 2 - proj. szafka oświetleniowa typu SOU 36
- 3 - proj. kabel YKY 5 x 6 mm² dług. 5 (6) mb
- 4 - proj. kabel YKY 5 x 4 mm² dług. 672 mb
- 5 - proj. słup oświetleniowy SO 9/N oc
- 6 - proj. oprawa oświetleniowa typu LED 18 W z wysięgnikiem typu Korona 20

PRACOWNIA PROJEKTOWA "ENERGO-TEMP EX" ZŁOTORNA 4 TORUŃ	
ADRES OBIEKTU CIERPICE gm. Wielka Nieszawka ul. Poznańska dz. nr 308/11, 330/7, 330/4, 330/6, 307/16, 307/17, 307/23 307/24, 307/28, 307/29	INWESTOR Gmina Wielka Nieszawka ul. Toruńska 12 87-165 Cierpice
OPRACOWAŁ Michał Lipiński / Rafał Lipiński Wzrost: 170cm, Ciężar: 80kg W zakresie instalacji elektrycznych w zakresie instalacji elektrycznych	SPRAWOZDAŁ Inż. Henryk Witczak Nr. dec. 13788 Wzrost: 170cm, Ciężar: 80kg
PRZEDSIĘWZIECIE PLAN OŚWIETLENIA ULICY POZNAŃSKA W m. CIERPICE gm. WIELKA NIESZAWKA.	DATA 06.2012 Nr. rys. E-01

Projektowany kabel YKY 5 x 6 mm²
 łącznej długości 6 mb
 (uwzględniony wskaznik 1,04)
 Projektowany kabel YKY 5 x 4 mm²
 łącznej długości 672 mb
 (uwzględniony wskaznik 1,04)