

GEODETA UPRAWNIONY
Stanisław Wojtuś
 87-148 ŁYSOMICZE-TURZNO
 ul. Toruńska 76
 Ząszew. M. 6 P. / B. nr 6829
 tel. 678 45 41 NIP 879-109-71-86

GEODETA UPRAWNIONY
 inż. **JULIUSZ WOJTIUK**
 Turzno / Toruńska 76
 tel. 807 076 090
 Świad. P.G.K. Nr 21871


MAPA DO CELÓW PROJEKTOWYCH
 SKALA 1:500

Województwo: kujawsko - pomorskie
 Powiat: toruński
 Jednostka ewidencyjna: Wielka Nieszawka
 Obreb: Brzoza

Obr. Brzoza, dz. 34/1
 Sekcje mapy: 355.324.144.3; 355.324.144.1
 Układ współrzędnych: 1965/3; Poziom odniesienia: Kronsztad
 KERG 2059/2012
 Służebności nieustalano.

**PROJEKT ZAGOSPODAROWANIA
 PRZESTRZENNEGO TERENU
 - ZASILANIE ENERGETYCZNE
 OŚWIETLENIA POD WIADUKTEM
 w m. BRZOZA ul. Ciechocińska
 gm. Wielka Nieszawka**

Firma Usługowo-Handlowa
„GEOTUR”
Juliusz Wojtuś
 87-148 Łysomice-Turzno, ul. Toruńska 76
 tel. 56 678 45 41 NIP 8792385183

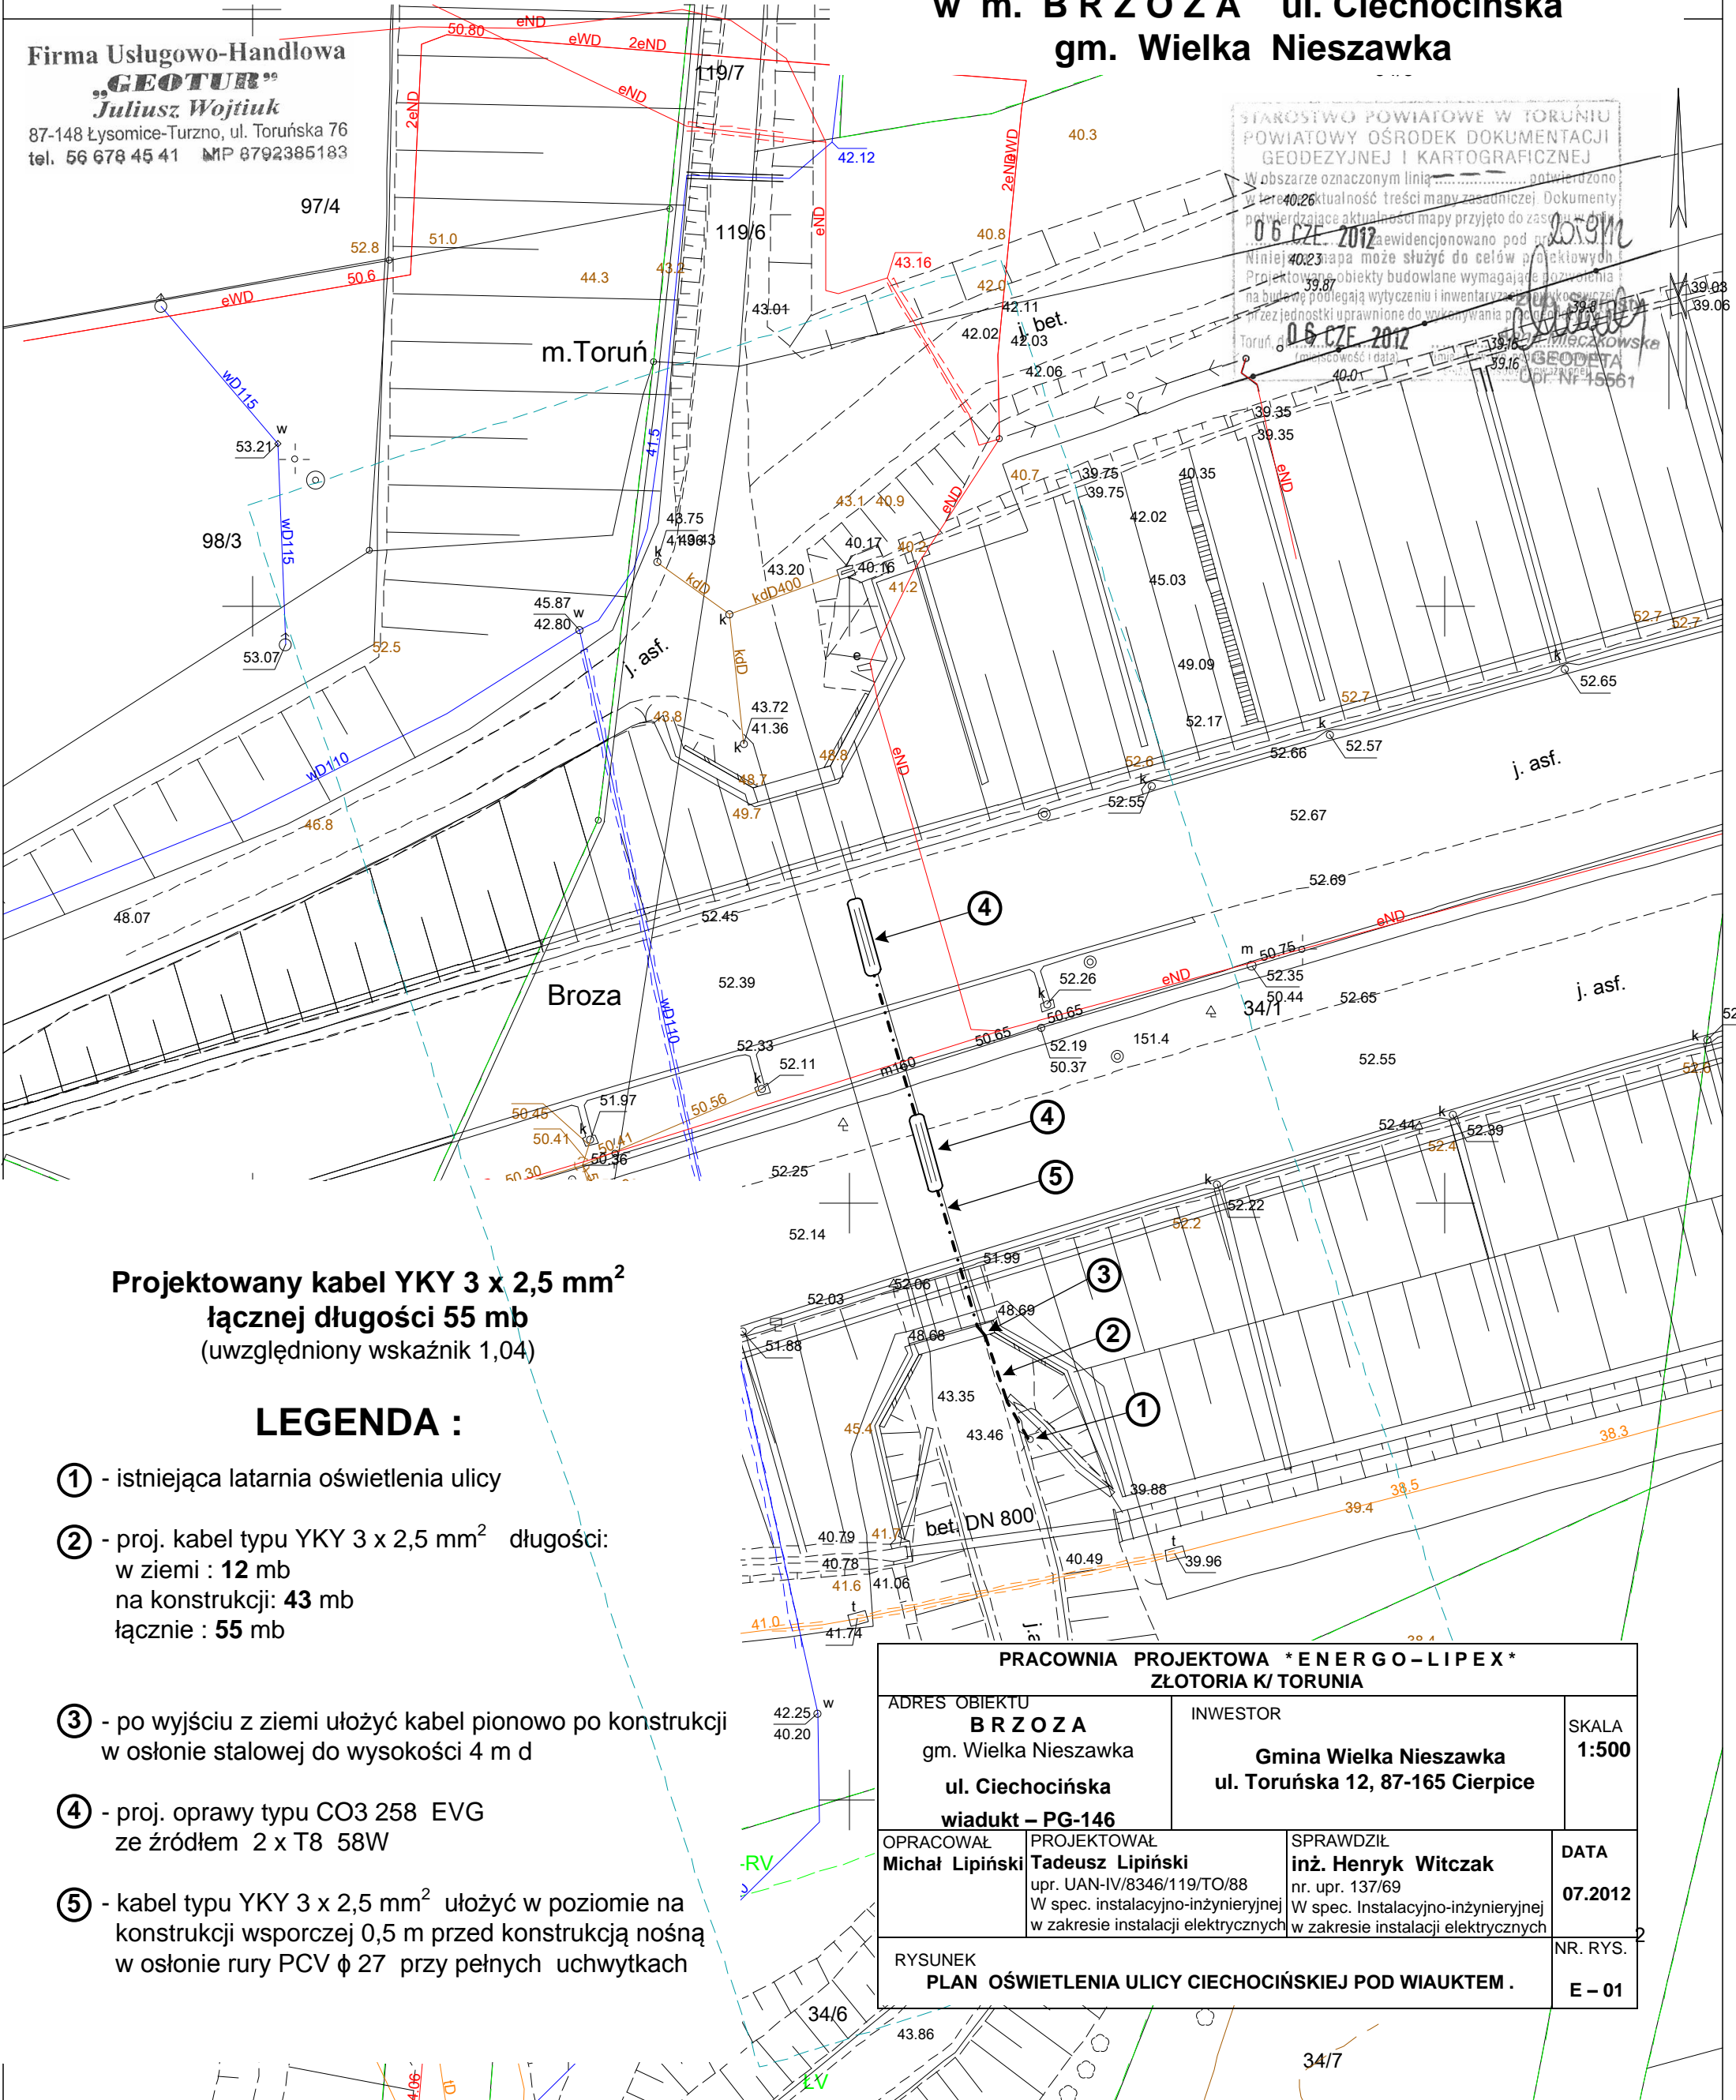

STAROSTWO POWIATOWE W TORUNIU
 POWIATOWY OŚRODEK DOKUMENTACJI
 GEODEZYJNEJ I KARTOGRAFICZNEJ
 W obszarze oznaczonym linią potwierdzono
 w terenie aktualność treści mapy zasadniczej. Dokumenty
 potwierdzające aktualność mapy przyjęto do zasobu w dniu
 06 CZE 2012
 Niniejsza mapa może służyć do celów projektowych
 Projektowane obiekty budowlane wymagające pozwolenia
 na budowę podlegają wytyczeniu i inwentaryzacji geodezyjnej
 przez jednostki uprawnione do wykonywania powyższych
 Toruń, dnia 06 CZE 2012
 Główny Geodeta Powiatowy
 J. Maczkowski
 Geodeta
 Odr. Nr 15561

**Projektowany kabel YKY 3 x 2,5 mm²
 łącznej długości 55 mb
 (uwzględniony wskaźnik 1,04)**

LEGENDA :

- ① - istniejąca latarnia oświetlenia ulicy
- ② - proj. kabel typu YKY 3 x 2,5 mm² długości:
 w ziemi : 12 mb
 na konstrukcji: 43 mb
 łącznie : 55 mb
- ③ - po wyjściu z ziemi ułożyć kabel pionowo po konstrukcji
 w osłonie stalowej do wysokości 4 m d
- ④ - proj. oprawy typu CO3 258 EVG
 ze źródłem 2 x T8 58W
- ⑤ - kabel typu YKY 3 x 2,5 mm² ułożyć w poziomie na
 konstrukcji wsporczej 0,5 m przed konstrukcją nośną
 w osłonie rury PCV φ 27 przy pełnych uchwytkach

| PRACOWNIA PROJEKTOWA * ENERGO-LIPEX * | | | |
|--|---|---|---------------------------|
| ZŁOTORIA K/ TORUNIA | | | |
| ADRES OBIEKTU BRZOZA gm. Wielka Nieszawka ul. Ciechocińska wiadukt – PG-146 | | INWESTOR Gmina Wielka Nieszawka ul. Toruńska 12, 87-165 Cierpice | SKALA 1:500 |
| OPRACOWAŁ Michał Lipiński | PROJEKTOWAŁ Tadeusz Lipiński upr. UAN-IV/8346/119/TO/88 W spec. instalacyjno-inżynierskiej w zakresie instalacji elektrycznych | SPRAWDZIŁ inż. Henryk Witczak nr. upr. 137/69 W spec. Instalacyjno-inżynierskiej w zakresie instalacji elektrycznych | DATA 07.2012 |
| RYSUNEK PLAN OŚWIETLENIA ULICY CIECHOCIŃSKIEJ POD WIAUKTEM . | | | NR. RYS. E - 01 |