

MAPA DO CELÓW PROJEKTOWYCH

SKALA 1:500

obr. Wielka Nieszawka 0005: dz. 341/18, 341/19, 346/23, 346/35, 346/36, 346/53
 Sekcja mowy: 355.323.062.2, 355.323.071.1, 355.323.023.3, 355.323.014.4
 KERG 3571/2012
 Mapa aktualna na dzień 6.09.2012
 Układ 1965* P.O. Kronsztadt 60
 Służebności: nie ustalano

ZAKŁAD USŁUG GEODEZYJNYCH
Przedsiębiorstwo
 ul. Sierżbina 15
 tel. (050) 654-63-68, kom. 0-602-461-191
 NIP 956-103-91-22

GEODEZIA URZĘDNIK
 mgr inż. Radosław Wesoły
 87-100 TORUŃ, ul. Sierżbina 15
 Zaszeregowanie NIK 15 11367
 tel. (050) 654-63-68, kom. 0602061191

Województwo: kujawsko-pomorskie


Powiat: torunski

Jednostka ewidencyjna: Wielka Nieszawka 04508-2

Obsz.: Wielka Nieszawka 0005

Projekt zagospodarowania terenu

1. Kanalizacja sanitarna
2. Odgąszenia boczne kanalizacji sanitarnej
3. Sieć wodociągowa

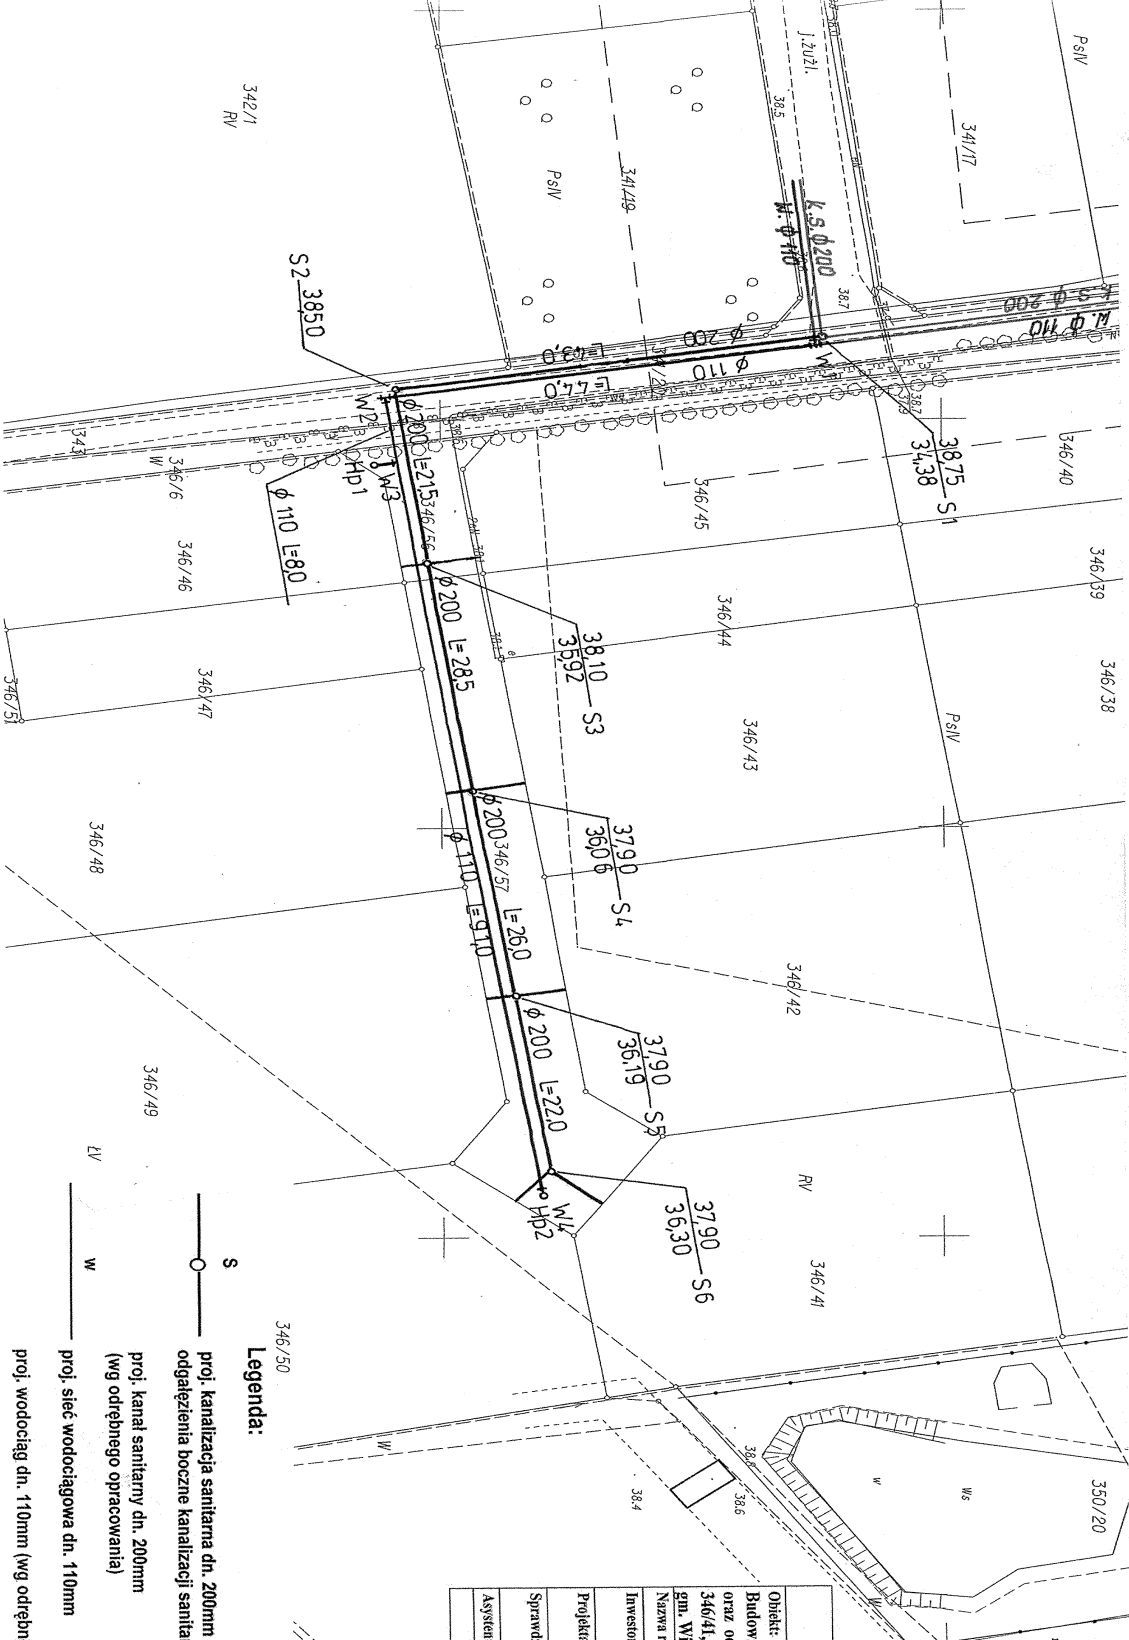

Legenda:

- S — proj. kanalizacja sanitarna dn. 200mm oraz odgąszenia boczne kanalizacji sanitarnej dn. 160mm
- S — proj. kanał sanitarny dn. 200mm (wg odrębnego opracowania)
- W — proj. sieć wodociągowa dn. 110mm
- W — proj. wodociąg dn. 110mm (wg odrębnego opracowania)

Projektowanie i Nadzory Wod.-Kan mgr inż. Jan Kretkowski ul. Miodowa 3, Mała Nieszawka, 87-103 Toruń	
Obiekt:	Budowa sieci wodociągowej, sieci kanalizacji sanitarnej (dz. nr 343, 346/6, 346/56, 346/57) oraz odgąszeń bocznych kanalizacji sanitarnej do działek nr 346/45, 346/43, 346/42, 346/41, 346/50, 346/49, 346/48, 346/46 przy ul. Zielonej w m. Wielka Nieszawka gm. Wielka Nieszawka.
Nazwa rys.	Projekt zagospodarowania terenu
Investor:	Gmina Wielka Nieszawka ul. Toruńska 12, 87-165 Cierpiec
Projektant:	mgr inż. Jan Kretkowski w spec. instalacyjno - inżynijnej
Sprawdzający:	mgr inż. Bartosz Kretkowski w spec. instalacyjnej
Asystent prof.:	mgr inż. Anna Pietrzak
Data:	09.2012r
Skala:	1:500
Rys. nr 1	

STAROSTWO POWIATOWE W TORUNIU
 DEPARTAMENT ODRĘBNEGO OPRACOWANIA
 GEODEZYJNEJ I KARTOGRAFICZNEJ
 ul. Sierżbina 15, 87-100 Toruń
 tel. (050) 654-63-68, kom. 0602061191
 NIP 956-103-91-22
 06.09.2012

MIŁOŚĆ GEODETA
 Słownik Zawodowy