

MAPA DO CELOW PROJEKTOWYCH

Projekt zagospodarowania terenu

SKALA 1:500

Układ wsp. płaskich: 2000 sfera 6 (18), układ odn.: Kronsztadt 86

obr. Cierpice 0002; dz. 61/8, 62/11, 2064/14

Sekcje mapy: 6.190.24.09.4.2; 6.190.24.10.3.1

Mapa aktualna na dzień 24.04.2014


Nr ewid. zgr.: 6640.1655.2014

Służebności: nie badano

1. Sieć wodociągowa

GEODETA UPRAWNIENY
mgr inż. Rutkowski Władysław
87-100 TORUŃ, ul. Szafarowa 15
Zaświadczenie MRP iB 11367
tel: (056) 654-63-68, kom: 6602661191

FAKAD USEING-GEODEZJYK
Pracowni Rutkowski
87-100 Toruń, ul. Szafarowa 15
tel: (056) 654-63-68, kom: 0-602-661-191
NIP 956-103-91-22

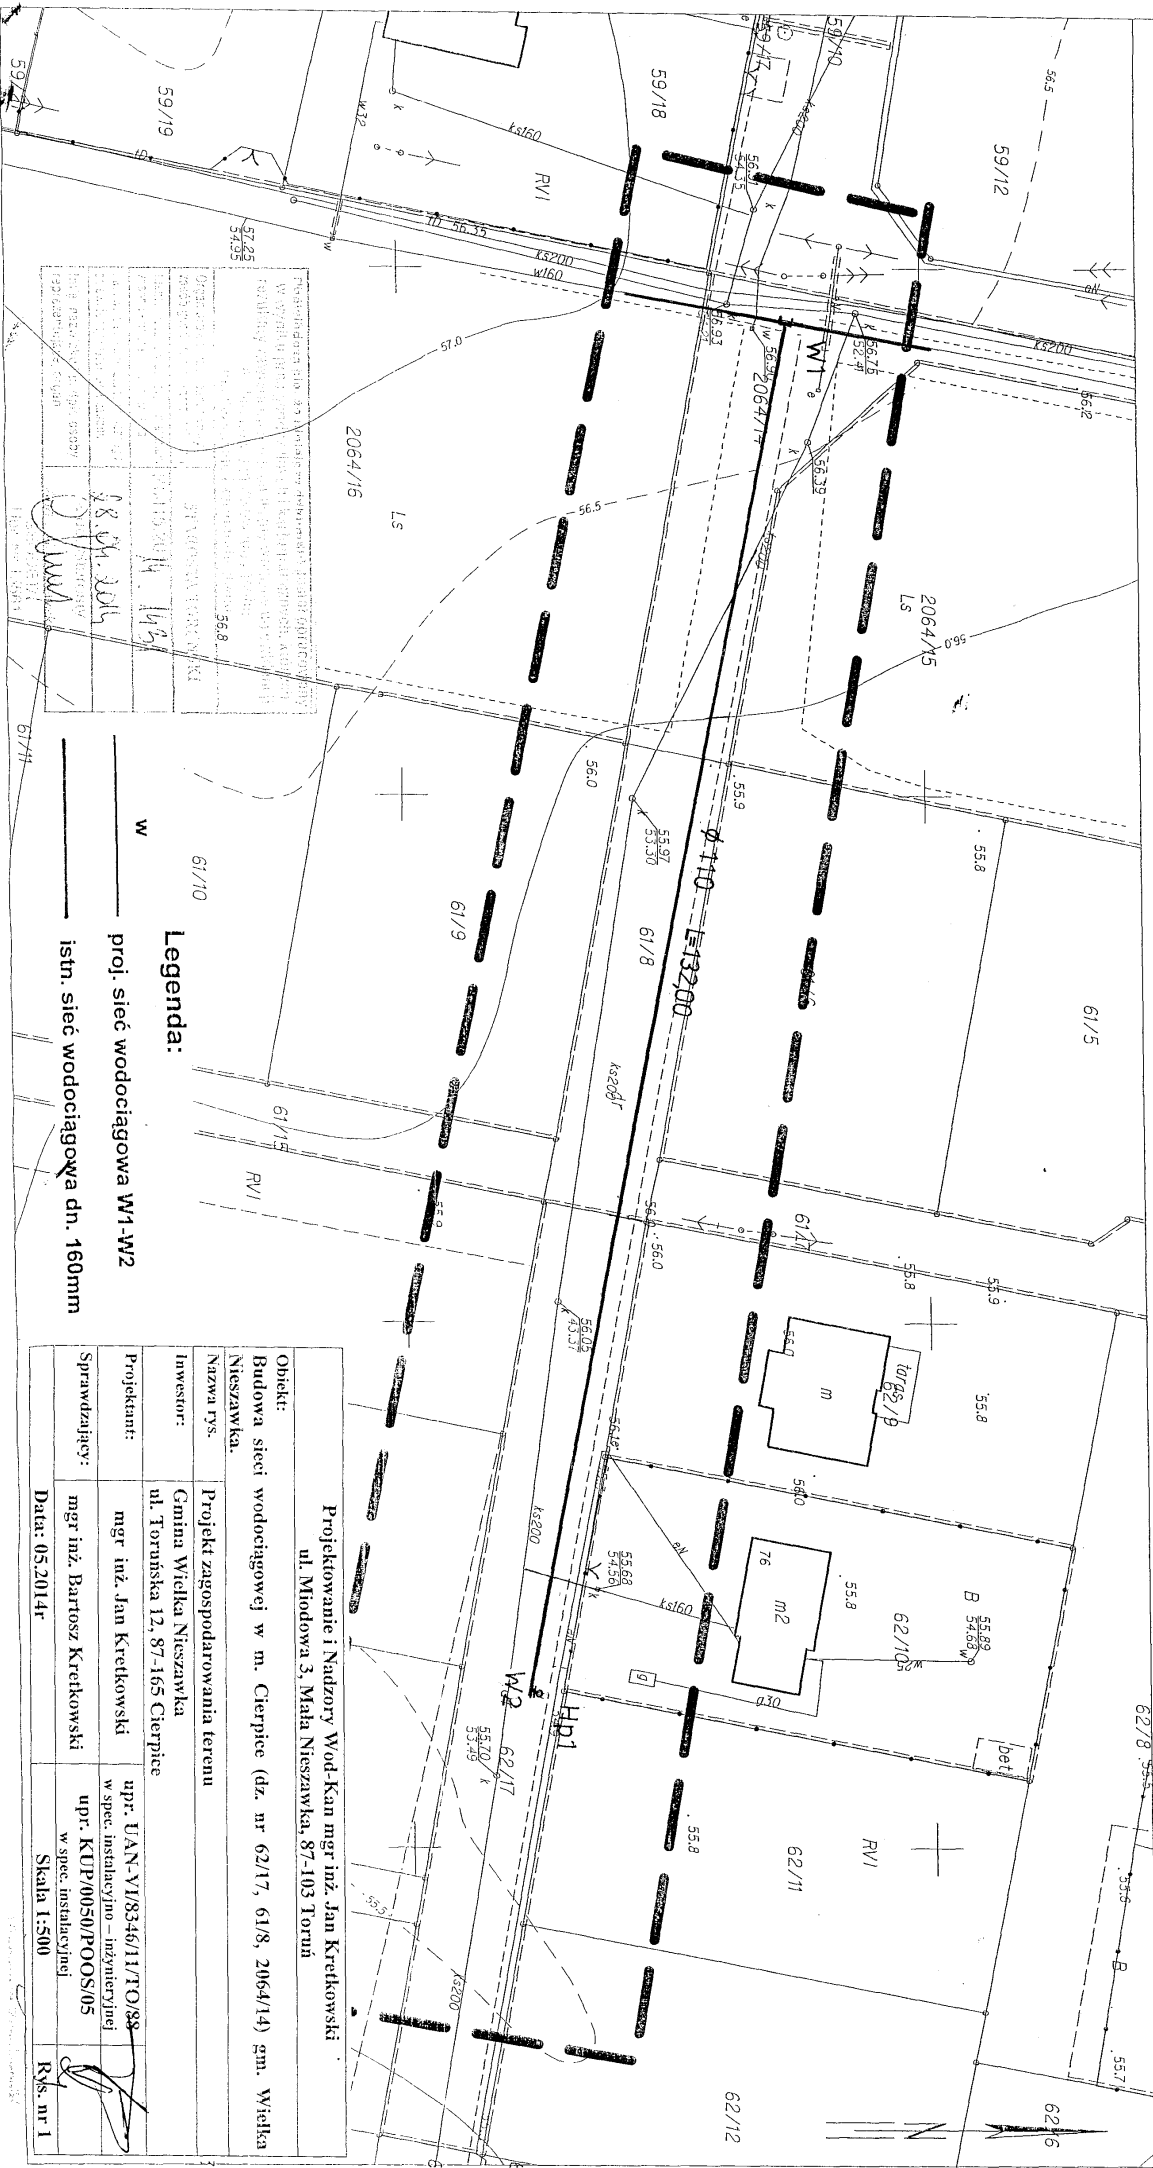

Legenda:

- proj. sieć wodociągowa W1-W2
- istn. sieć wodociągowa dn. 160mm

<p>Projektowanie i Nadzory Wod-Kan mgr inż. Jan Kretkowski ul. Młodowa 3, Mała Nieszawka, 87-103 Toruń</p>	
Obiekt:	Budowa sieci wodociągowej w m. Cierpice (dz. nr 62/17, 61/8, 2064/14) gm. Wielka Nieszawka.
Nazwa rys.	Projekt zagospodarowania terenu
Investor:	Gmina Wielka Nieszawka ul. Toruńska 12, 87-165 Cierpice
Projektant:	mgr inż. Jan Kretkowski
Sprawdzający:	mgr inż. Bartosz Kretkowski
Date:	05.2014r
<p>upr. UAN-VI/8346/11/10/88 w spec. instalacyjno-inżynijnej</p> <p>upr. KUP/0050/P/00S/05 w spec. instalacyjnej</p>	
Skala	1:500
Rys. nr	1