

Województwo: kujawsko-pomorskie  
 Powiat: toruński  
 Jednostka ewidencyjna: Wielka Nieszawka 041508\_2  
 Obręb: Cierpice 0002

# Projekt zagospodarowania terenu

## 1. Sieć wodociągowa

MAPA DO CELÓW PROJEKTOWYCH  
 SKALA 1:1000


obr. Cierpice 0002: dz. 2270  
 KERG 2585 1/2013  
 Ark. B

ZAKŁAD USŁUG GEODEZYJNYCH  
**Wiesław Rutkowski**  
 87-100 Toruń, ul. Szachanowa 15  
 tel. (056) 654-63-68, kom. 0-602-661-191  
 NIP 956-103-91-22

mgr inż. **Wiesław Rutkowski**  
 ul. Szachanowa 15  
 Zespół projektowy: KERG 2585 1/2013  
 ul. Toruńska 12, Toruń 87-100

SIEMKOWO POWIATOWE W TORUNIU  
 POWIATOWY OŚRODEK DOKUMENTACJI  
 GEODEZYJNEJ I KARTOGRAFICZNEJ  
 w osiada oznaczonym linie ..... potwierdzono  
 w terenie aktualność treści mapy zasadniczej. Dokumenty  
 z dnia 04. PAZ. 2013 zawiadczono mapy przyległo do zas. 2270  
 04. PAZ. 2013 zawiadczono mapy przyległo do zas. 2270  
 Projektowanie i opracowanie i wykonanie mapy zasadniczej  
 i mapy sytuacyjno-technicznej w ramach projektu  
 04. PAZ. 2013 zawiadczono mapy przyległo do zas. 2270  
 04. PAZ. 2013 zawiadczono mapy przyległo do zas. 2270  
 04. PAZ. 2013 zawiadczono mapy przyległo do zas. 2270  
 04. PAZ. 2013 zawiadczono mapy przyległo do zas. 2270

Projektowanie i Nadzory Wod-Kan mgr inż. Jan Kretkowski ul. Miodowa 3, Mała Nieszawka, 87-103 Toruń	
Objekt:	Budowa sieci wodociągowej w m. Cierpice (dz. nr 2262, 240/1, 2270, 2271, 575/1, 78/9, 574, 2078/10) gm. Wielka Nieszawka
Nazwa rys.	Projekt zagospodarowania terenu
Investor:	Gmina Wielka Nieszawka ul. Toruńska 12 87-165 Cierpice
Projektant:	mgr inż. Jan Kretkowski w spec. Instalacyjno - Inżynierijnej
Sprawdzający:	mgr inż. Bartosz Kretkowski w spec. Instalacyjnej
Data:	10.2013r
Skala:	1:1000
Rys. nr:	5

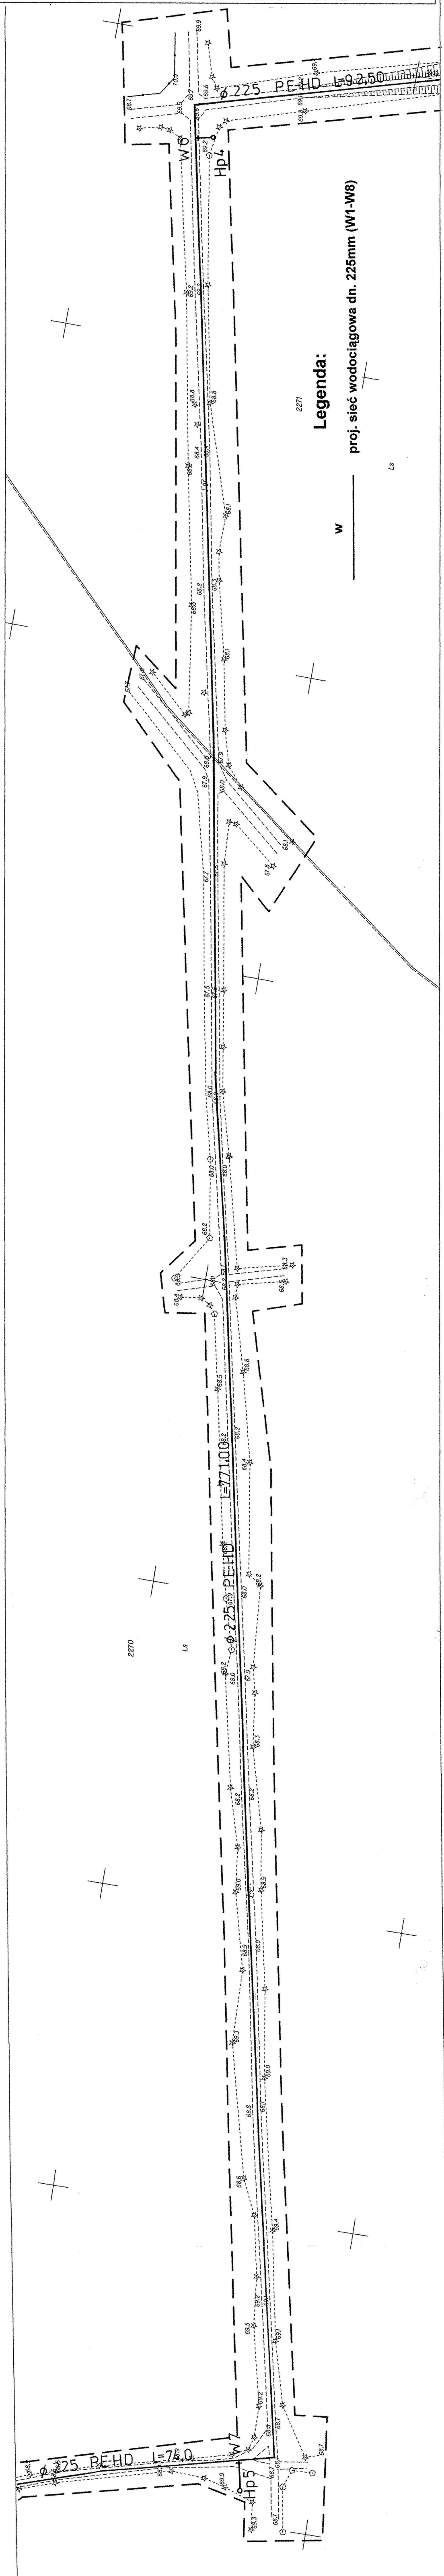

3599000  
 5932700