

Województwo: kujawsko-pomorskie
Powiat: toruński
Jednostka ewidencyjna: Wielka Nieszawka 041508_2
Obręb: Cierpice 0002

MAPA DO CELÓW PROJEKTOWYCH
SKALA 1:1000

obr. Cierpice 0002; dz. 240/1; 2262; 255
KERG: 2585/2013
Ark. F


WZŁĄCZNIK
mgr inż. Wiesław Rutkowski
87-100 Toruń, ul. Szafranowa 15
tel. (056) 654-63-68, kom. 0-602-661-191
NIP 956-103-91-22

mgr inż. Wiesław Rutkowski
87-100 Toruń, ul. Szafranowa 15
Zaswiadczenie MGP IB 11367
tel. (056) 654-63-68, kom. 0922661101

3602900 / 5929800

STACJONOWO POWIATOWE W TORUNIU
POWIATOWY OŚRODEK DOKUMENTACJI
GEODEZYJNEJ I KARTOGRAFICZNEJ
W obszarze oznaczonym linią potwierdzono
aktualność treści mapy zasadniczej. Dokumenty
dotyczące aktualności mapy przyjęto do zastępczego
04 PAZ 2013 zawiadczono pod nr 4000/13
Najlepiej mapa może służyć do celów projektowych
Projektowane obiekty budowlane wymagające pozwolenia
na budowę podlega wyliczeniu i inwentaryzacji powyższe
przebiegiem skrajnym (do wykonania) i planu technicznych
(plan, p. 04 PAZ 2013) zawiadczono
mgr inż. Wiesław Rutkowski
GEODETA
Upr. Nr 15561

Projekt zagospodarowania terenu
1. Sieć wodociągowa

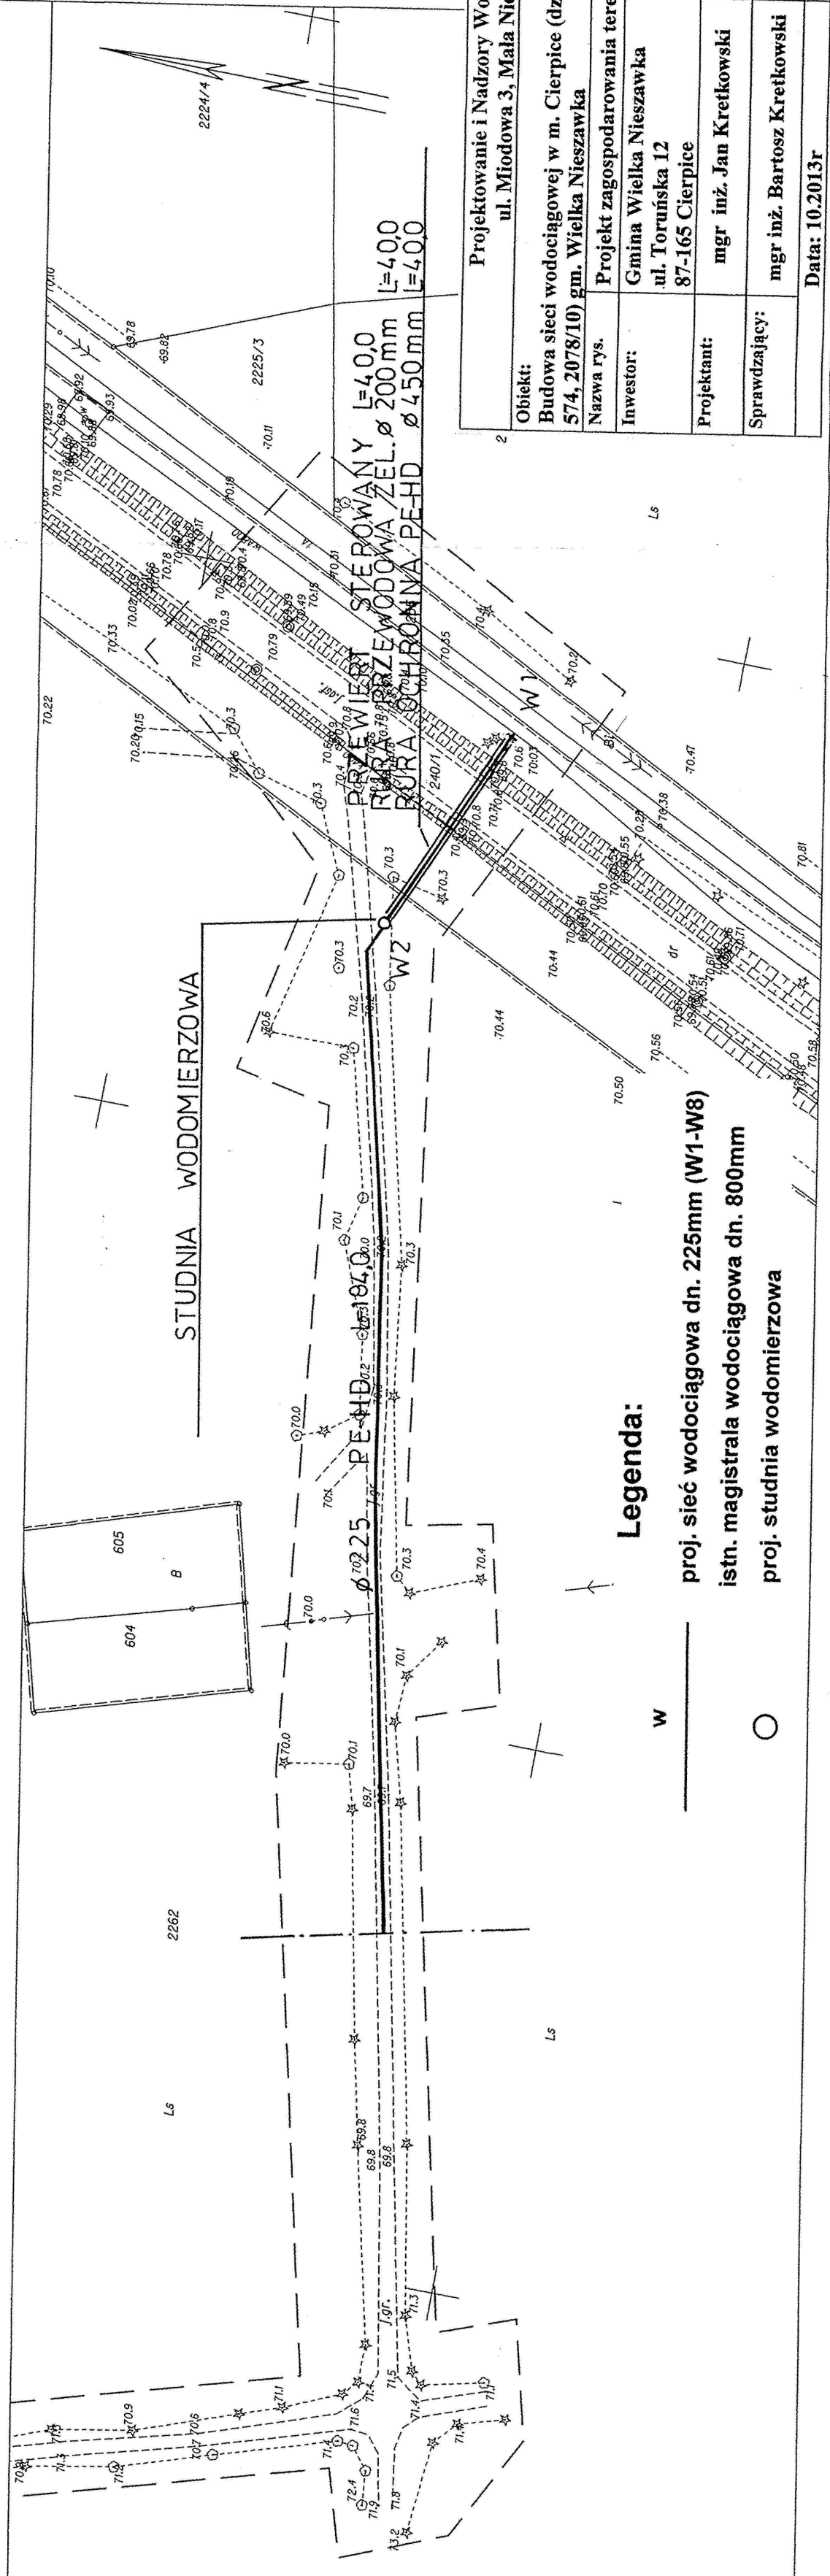

Legenda:
 w — proj. sieć wodociągowa dn. 225mm (W1-W8)
 ○ — istn. magistrala wodociągowa dn. 800mm
 ○ — proj. studnia wodomierzowa

Projektowanie i Nadzory Wod-Kan mgr inż. Jan Kretkowski ul. Miodowa 3, Mała Nieszawka, 87-103 Toruń	
Obiekt:	Budowa sieci wodociągowej w m. Cierpice (dz. nr 2262, 240/1, 2270, 2271, 575/1, 78/9, 574, 2078/10) gm. Wielka Nieszawka
Nazwa rys.	Projekt zagospodarowania terenu
Investor:	Gmina Wielka Nieszawka ul. Toruńska 12 87-165 Cierpice
Projektant:	mgr inż. Jan Kretkowski
Sprawdzający:	mgr inż. Bartosz Kretkowski
Data:	10.2013r
	Skala 1:1000
	Rys. nr 1