


Województwo: kujawsko-pomorskie  
 Powiat: torunski  
 Jednostka ewidencyjna: Wielka Nieszawka 041508\_2  
 Obręb: Cierpice 0002  
 2013-10-04 MAPA DO CELÓW PROJEKTOWYCH  
 SKALA 1:1000  
 ZAKŁAD USŁUG GEODEZYJNYCH  
 Wiesław Rutkowski  
 87-100 Toruń, ul. Szafarowa 15  
 tel. (056) 654-63-68, kom. 0-602-661-191  
 NIP 956-103-91-22  
 Ark. E 2013/2013  
 obr. Cierpice 0002, dz. 2262

PROJEKTOWA P.C., S.C. TORUN  
 PÓWIAATOWY OŚRODEK DOKUMENTACJI  
 GEODEZYJNEJ I KARTOGRAFICZNEJ  
 powierzone  
 w obszarze ewidencyjnej, tereny mapy zasadniczej, Dokumenty  
 04 PAZ 2013  
 04 PAZ 2013  
 Projektowane obiekty budowlane wymagające pozwolenia  
 na budowę podlegają wytyczeniu i inwentaryzacji pomiarowej  
 przez inżyniera geodety w oparciu o wyznaczenia przez geodety  
 04 PAZ 2013  
 Inżynier geodeta  
 mgr inż. Wiesław Rutkowski  
 ul. Szafarowa 15  
 87-100 Toruń  
 tel. (056) 654-63-68, kom. 0-602-661-191  
 NIP 956-103-91-22

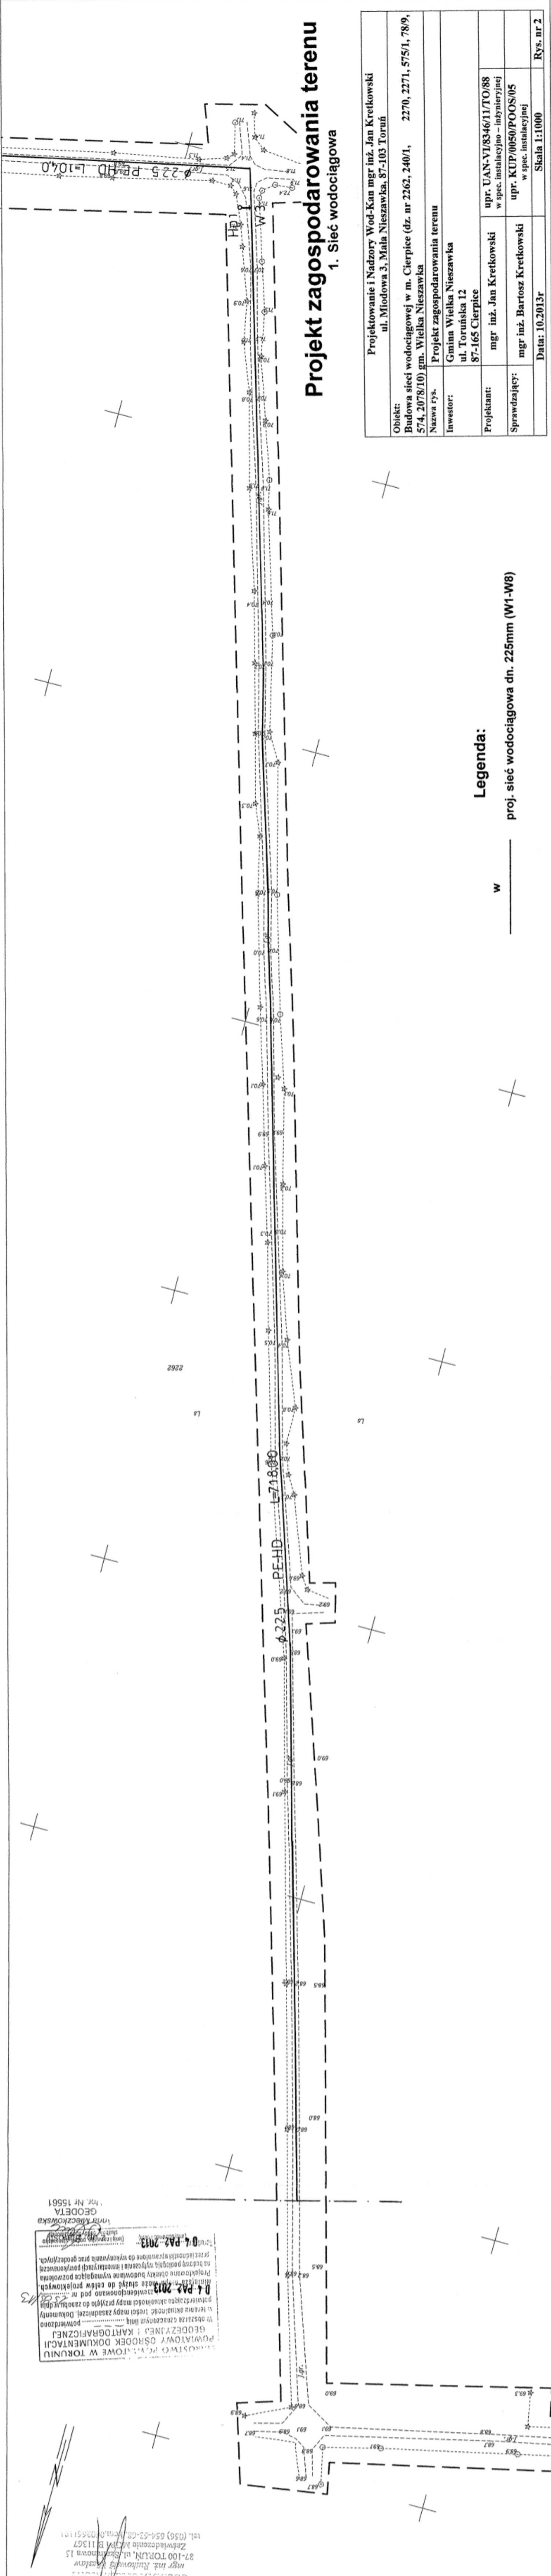

**Legenda:**  
 w \_\_\_\_\_ proj. sieć wodociągowa dn. 225mm (W1-W8)

Projektowanie i Nadzory Wod-Kan mgr inż. Jan Kretkowski ul. Młodowa 3, Mała Nieszawka, 87-103 Toruń	
Obiekt:	Budowa sieci wodociągowej w m. Cierpice (dz. nr 2262, 240/1, 2270, 2271, 575/1, 78/9, 574, 2078/10) gm. Wielka Nieszawka
Nazwa rys.	Projekt zagospodarowania terenu
Inwestor:	Gmina Wielka Nieszawka ul. Toruńska 12 87-165 Cierpice
Projektant:	mgr inż. Jan Kretkowski upr. UAN-VI/8346/11/TO/88 w spec. instalacyjno - inżynierskiej
Sprawdzający:	mgr inż. Bartosz Kretkowski upr. KUP/0050/POOS/05 w spec. instalacyjnej
Data: 10.2013r	
Skala 1:1000	
Rys. nr 2	

**Projekt zagospodarowania terenu**  
**1. Sieć wodociągowa**