

# Projekt zagospodarowania terenu

## 1. Sieć wodociągowa

Województwo: kujawsko-pomorskie  
 Powiat: torunski  
 Jednostka ewidencyjna: Wielka Nieszawka 041509\_2  
**Obszar: Wielka Nieszawka 0005**  
 Działka: 356, 363/3, 370/27-370/50, 371, 363/9

### MAPA ZASADNICZA DO CELÓW PROJEKTOWYCH

Sekcja mapy: Mapa numeryczna Zgłoszenie 6640.637.2015  
 Mapę sporządzono na podstawie pomiaru w terenie z dnia 18.02.2015r.  
 Stałości granicznych nie ustalono

**SKALA 1:500**  
 Układ wsp. płaskich: 2000 strefa 6 (19), układ odn.: Kronsztadt 86


**ZANADSIŁCIECZORZYNIACH**  
**Wielki Rukonowski**  
 87-100 TORUŃ, ul. Szafarowska 15  
 tel. (056) 654 63 66 kom. 0602661191  
 WP 996-103-912Z RECON 9103/5156

**GEODETA UPRAWNIONY**  
**mgr inż. Rukonowski Jerzy**  
 87-100 TORUŃ, ul. Szafarowska 15  
 tel. (056) 654 63 66 kom. 0602661191  
 WP 996-103-912Z RECON 9103/5156

Pracodawca: Sieć 2a	Pracownik: STAROSTA TORUŃSKI
Pracownik: Sieć 2a	Pracownik: POCYBIS 2015-606
Pracownik: Sieć 2a	Pracownik: 1901 2015
Pracownik: Sieć 2a	Pracownik: 2 ul. Szafarowska
Pracownik: Sieć 2a	Pracownik: 15m/15m/15m/15m
Pracownik: Sieć 2a	Pracownik: 056 654 63 66
Pracownik: Sieć 2a	Pracownik: 0602661191
Pracownik: Sieć 2a	Pracownik: 056 654 63 66
Pracownik: Sieć 2a	Pracownik: 0602661191

Nie wykaza się istnienia w terenie  
 urządzeń technicznych dla których  
 nie była wykonana  
 odczytna inwentaryzacja

### Legenda:

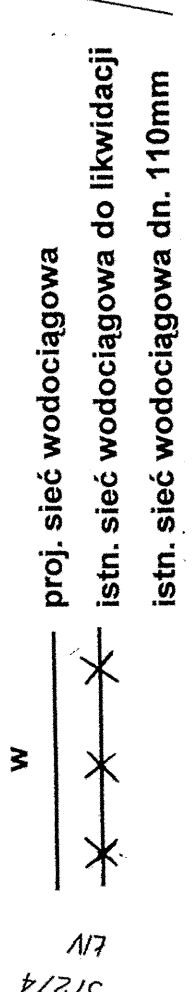

Projektowanie i Nadzór: Wod-Kan mgr inż. Jan Kretkowski ul. Miodowa 3, Mała Nieszawka, 87-103 Toruń
Obiekt: Budowa sieci wodociągowej w ul. Wierzbowej, Przemysłowej, Szafarowej w m. Wielka Nieszawka (dz. nr 370/27, 371, 370/50, 370/46, 370/44, 370/42, 363/9, 370/28, 370/40, 370/38, 370/34, 370/32, 370/30) gm. Wielka Nieszawka
Nazwa rys.: Projekt zagospodarowania terenu
Investor: Gmina Wielka Nieszawka ul. Toruńska 12, 87-105 Cierpice
Projektant: mgr inż. Jan Kretkowski mgr inż. Bartosz Kretkowski
Sprawdzający: mgr inż. Bartosz Kretkowski w spec. instalacyjnej
Data: 05.2015r
Skala: 1:500
Rys. nr: 1

