

Województwo: kujawsko-pomorskie
Powiat: toruński
Jednostka ewidencyjna: 041508_2, Wielka Nieszawka
Obręb: 0003, Mała Nieszawka

USŁUGI GEODEZYJNE
GEO-MIX
Maciej Krauczuk
ul. Przemysły 9A, 87-100 Białe Błota
tel. 501024673, 501008989
NIP 661616517, REGON 147684248


MAPA DO CELÓW PROJEKTOWYCH
SKALA 1:500

Układ odniesienia: PL-ETRF 89, układ wsp. płaskich PL-2000 strefa 6 (18°), układ wys.: PL-KRON86-NH

Mapę wykonano na podstawie pomiaru z dnia 04.10.2019r
Zgłoszenie: GOD.6640.4.368.2019
służebności gruntowych nie badano
Nie wyklucza się istnienia w terenie również urzędzeń podziemnych, dla których brak było informacji
branżowych i nie zostały odnotowane w czasie inwentaryzacji geodezyjnej.

GEODETA UPRAWNIONY
Maciej Krauczuk
Świadczywo upr. 19613

GEODETA
Maciej Krauczuk
tel. 501024623, (56) 654-92-24

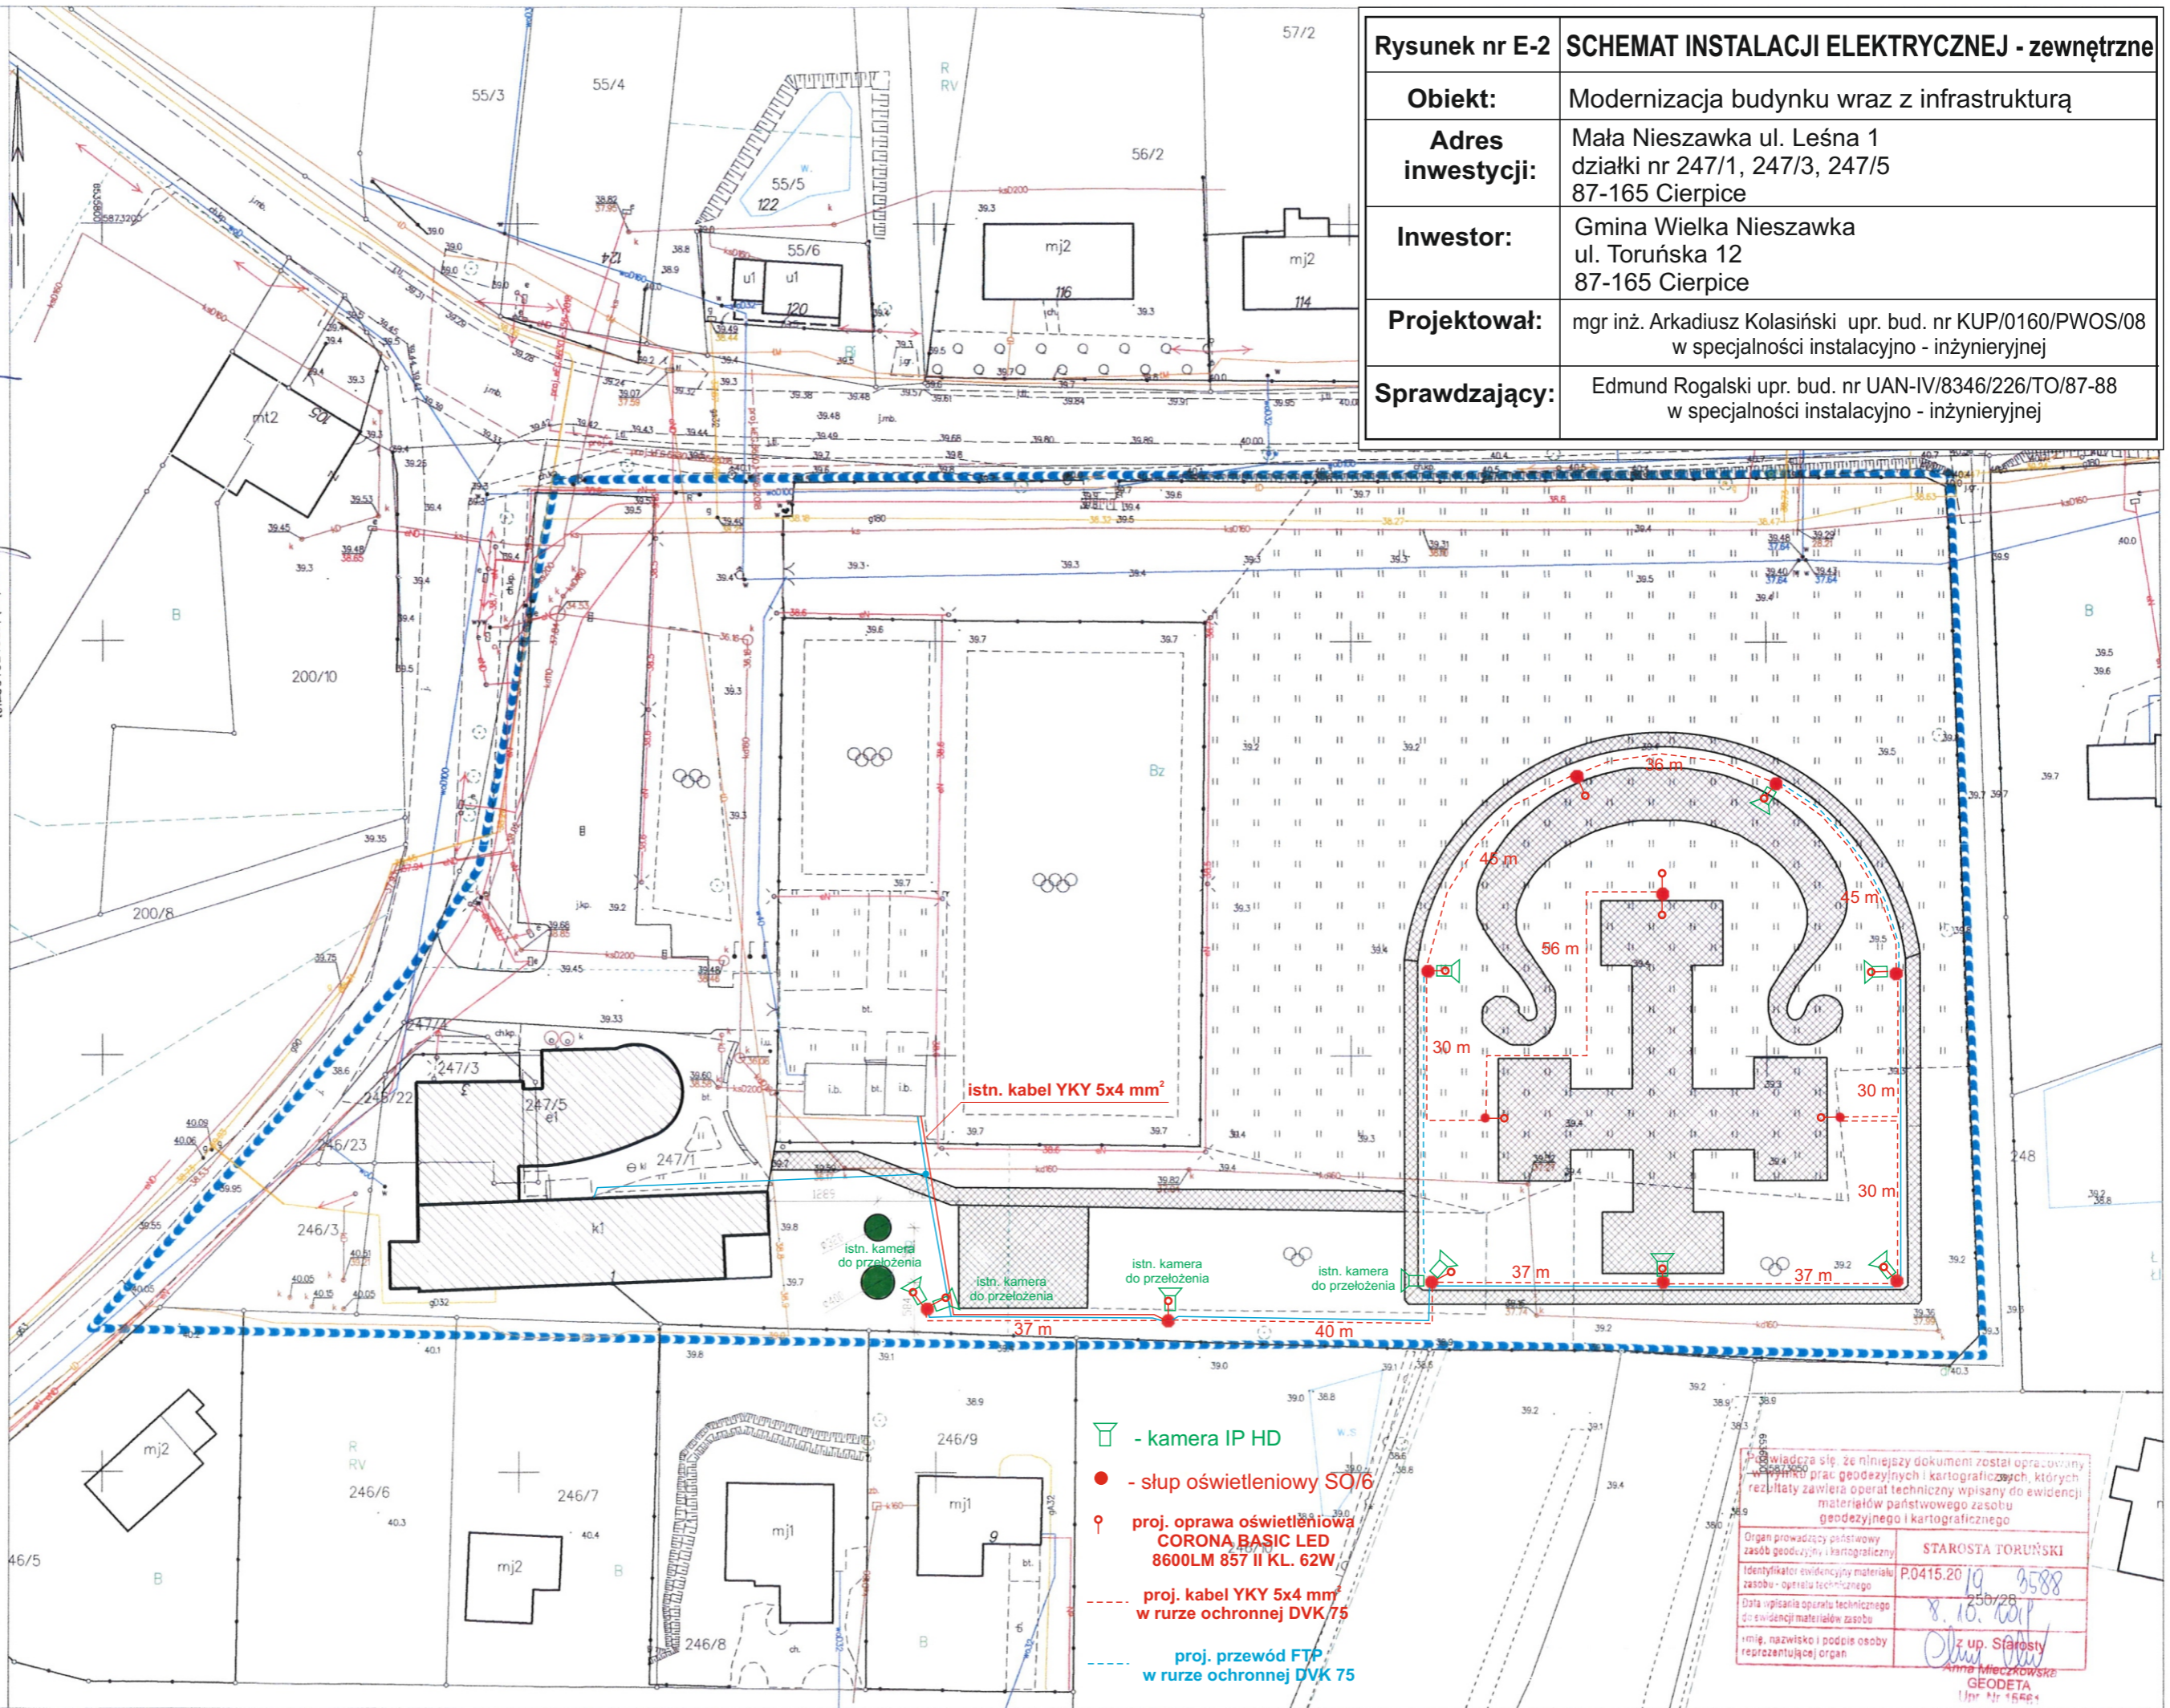

Rysunek nr E-2	SCHEMAT INSTALACJI ELEKTRYCZNEJ - zewnętrzne
Obiekt:	Modernizacja budynku wraz z infrastrukturą
Adres inwestycji:	Mała Nieszawka ul. Leśna 1 działki nr 247/1, 247/3, 247/5 87-165 Cierpice
Inwestor:	Gmina Wielka Nieszawka ul. Toruńska 12 87-165 Cierpice
Projektował:	mgr inż. Arkadiusz Kolański upr. bud. nr KUP/0160/PWOS/08 w specjalności instalacyjno - inżynierskiej
Sprawdzający:	Edmund Rogalski upr. bud. nr UAN-IV/8346/226/TO/87-88 w specjalności instalacyjno - inżynierskiej

- kamera IP HD
- słup oświetleniowy SO/6
- proj. oprawa oświetleniowa CORONA BASIC LED 8600LM 857 II KL. 62W
- proj. kabel YKY 5x4 mm² w rurze ochronnej DVK 75
- proj. przewód FTP w rurze ochronnej DVK 75

Świadczy się, że niniejszy dokument został opracowany w wyniku prac geodezyjnych i kartograficznych, których rezultaty zawiera operat techniczny wpisany do ewidencji materiałów państwowego zasobu geodezyjnego i kartograficznego

Organ prowadzący państwowy zasób geodezyjny i kartograficzny: STAROSTA TORUŃSKI
Identyfikator ewidencyjny materiału zasobu - operatu technicznego: P.0415.2019.2588
Data wpisania operatu technicznego do ewidencji materiałów zasobu: 8.10.2019
Imię, nazwisko i podpis osoby reprezentującej organ: z up. Starosta Anna Mieczkowska
GEODETA
Inż. Nr 15494